



2025年实训室建设项目空调安装地点统计

序号	空调安装位置	面积	1匹壁挂	2匹壁挂	3匹天花	5匹天花
1	第一实训楼303	90			2	
2	第一实训楼419	326			2	
3	第二实训楼106、107	220				4
4	第二实训楼108-111	460	6			6
5	第二实训楼201	179			4	
6	第二实训楼205	226				4
7	第二实训楼301	179		2		2
8	第二实训楼302	188			4	
9	第二实训楼303	188			4	
10	第二实训楼304	174	1		1	2
11	第二实训楼305	226	3			3
12	第二实训楼312	123				2
13	第二实训楼313	123				2
14	第二实训楼314	109				2
15	第二实训楼403	188			4	
16	第二实训楼503	188			2	2
17	第二实训楼504	174			2	2
18	第二实训楼505	226				4
19	第二实训楼510	121				2
20	第二教学楼102-106, 21台采购及安装, 1台采购人已有的5匹天井机安装物料、服务	554	0	11	8	2
合计		4262	10	13	33	39
总计			一共96台, 其中95台采购及安装, 1台采购人已有的5匹天井机安装物料、服务			

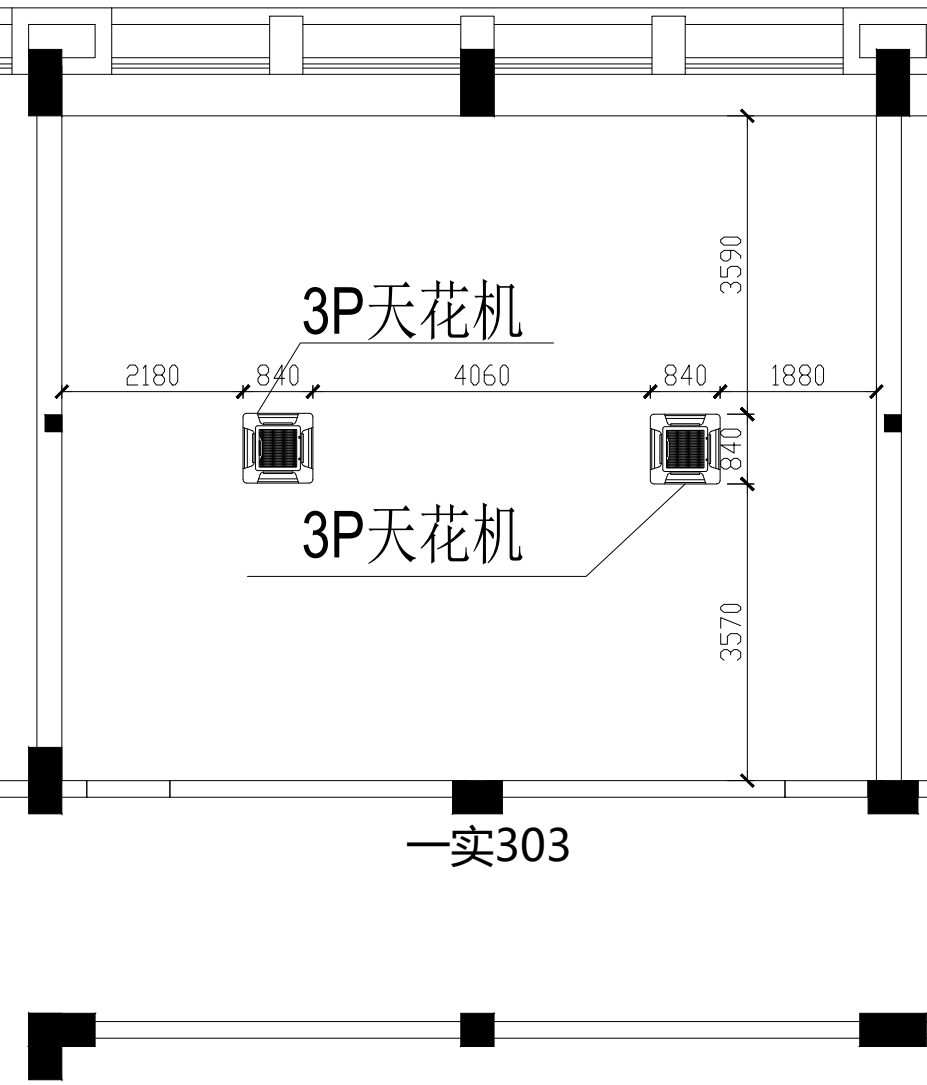


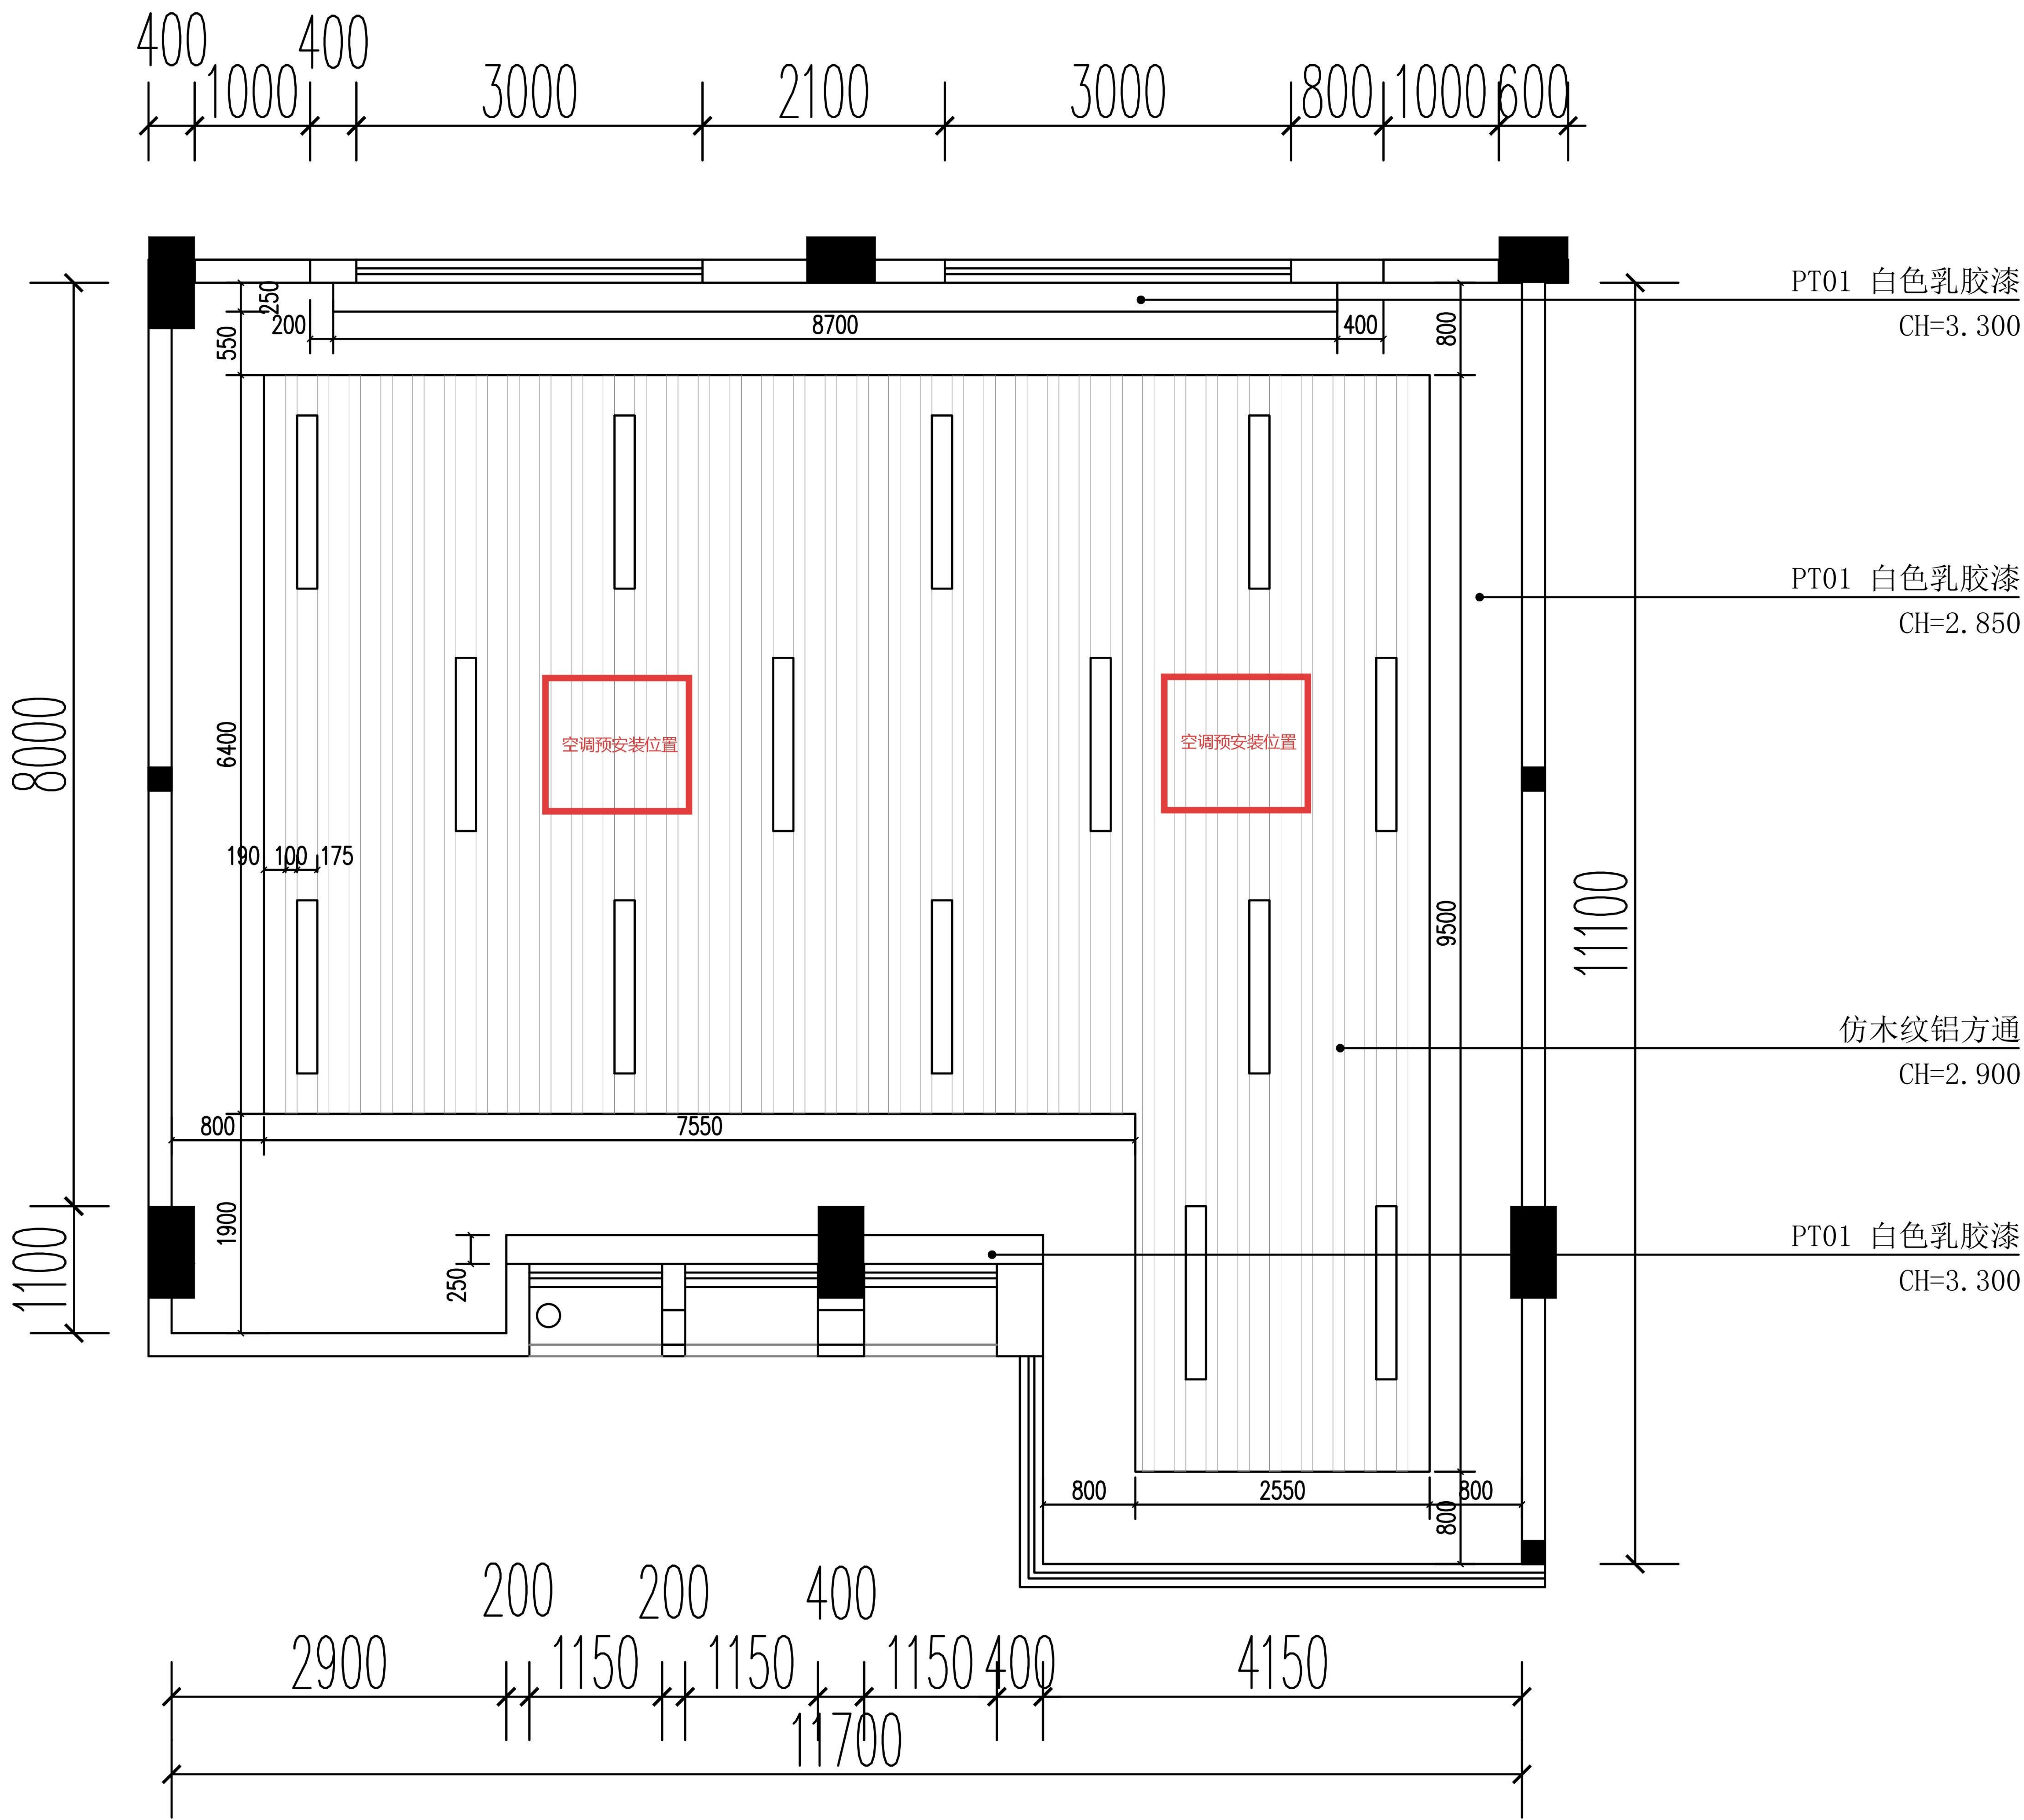

第一实训楼419天花布置图 1:70

图例	图例名称
	长方形吊灯

天花布置图		比例	1:70
		图号	P-03
项目名称	实-419		

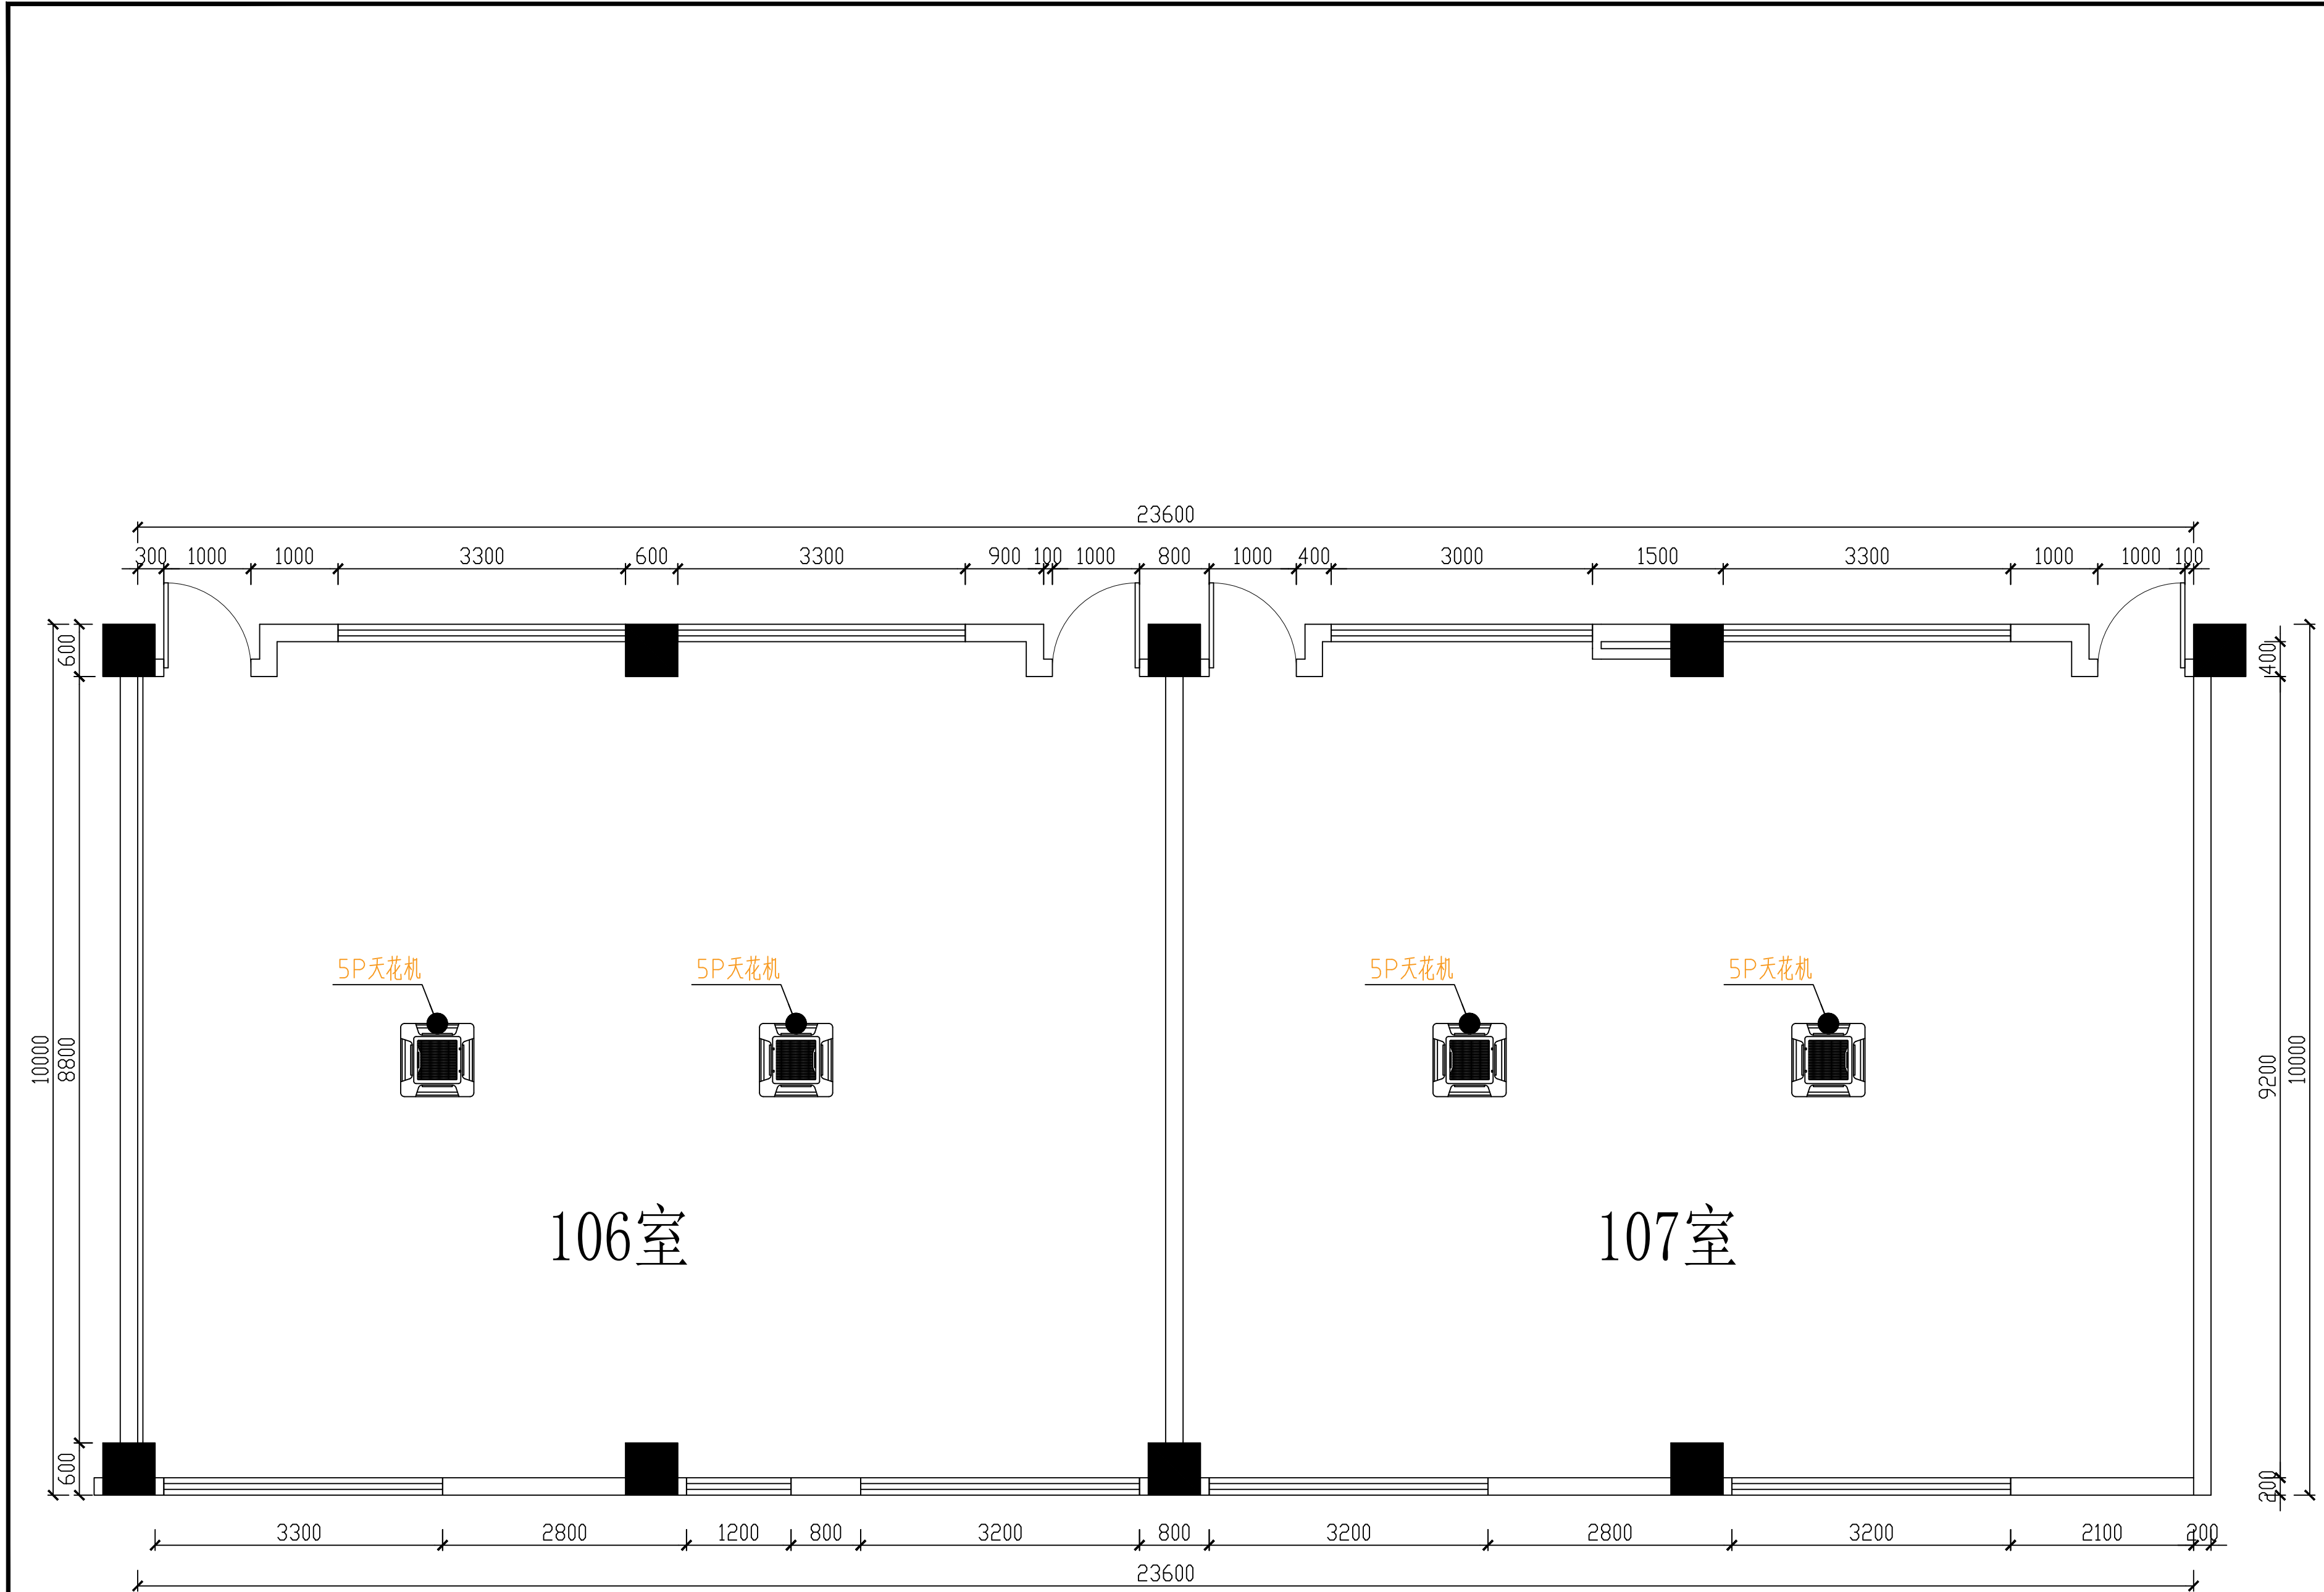

第二实训楼106、107 空调布置示意图

深圳众大建设工程有限公司

备注：
此图则之版权归深圳众大建设工程有限公司所有，未经本公司书面批准，不得擅自使用。切勿以比例量度此图，所有图纸上的比例应根据图纸所表示比例而定，如有不符应与本公司查询。承建商必须在工地核对图内所示数字之准则，如有任何问题应立即通知本公司，并与设计师及时沟通，否则将由承建商承担。

修订	REVISION	
日期	次数	备注
DATE	NO.	NOTES

Notes & Legend
Do not scale from drawing.
All measurements must be verified on site.
The copyright Of this drawing remains with the ADThitect.
This drawing is not valid for construction purposes unless expressly certified.

PROJECT 工程名称
广东南华工商职业学院丝路电商运营中心和数智商务人才生产实践中心项目设计

DRAWING TITLE 图纸名称
P-PA-01

DRAWING NO 图号
数智商务人才生产实践中心

DESIGNED BY 设计
陈云霞

CONSTRUCTION UNIT 建设单位
广东南华工商职业学院


DRAWN BY 绘图

APPROVED BY 核准

CHECKED BY 校对

SCALE 比例尺
见图@A2

DATE 日期
2025.05

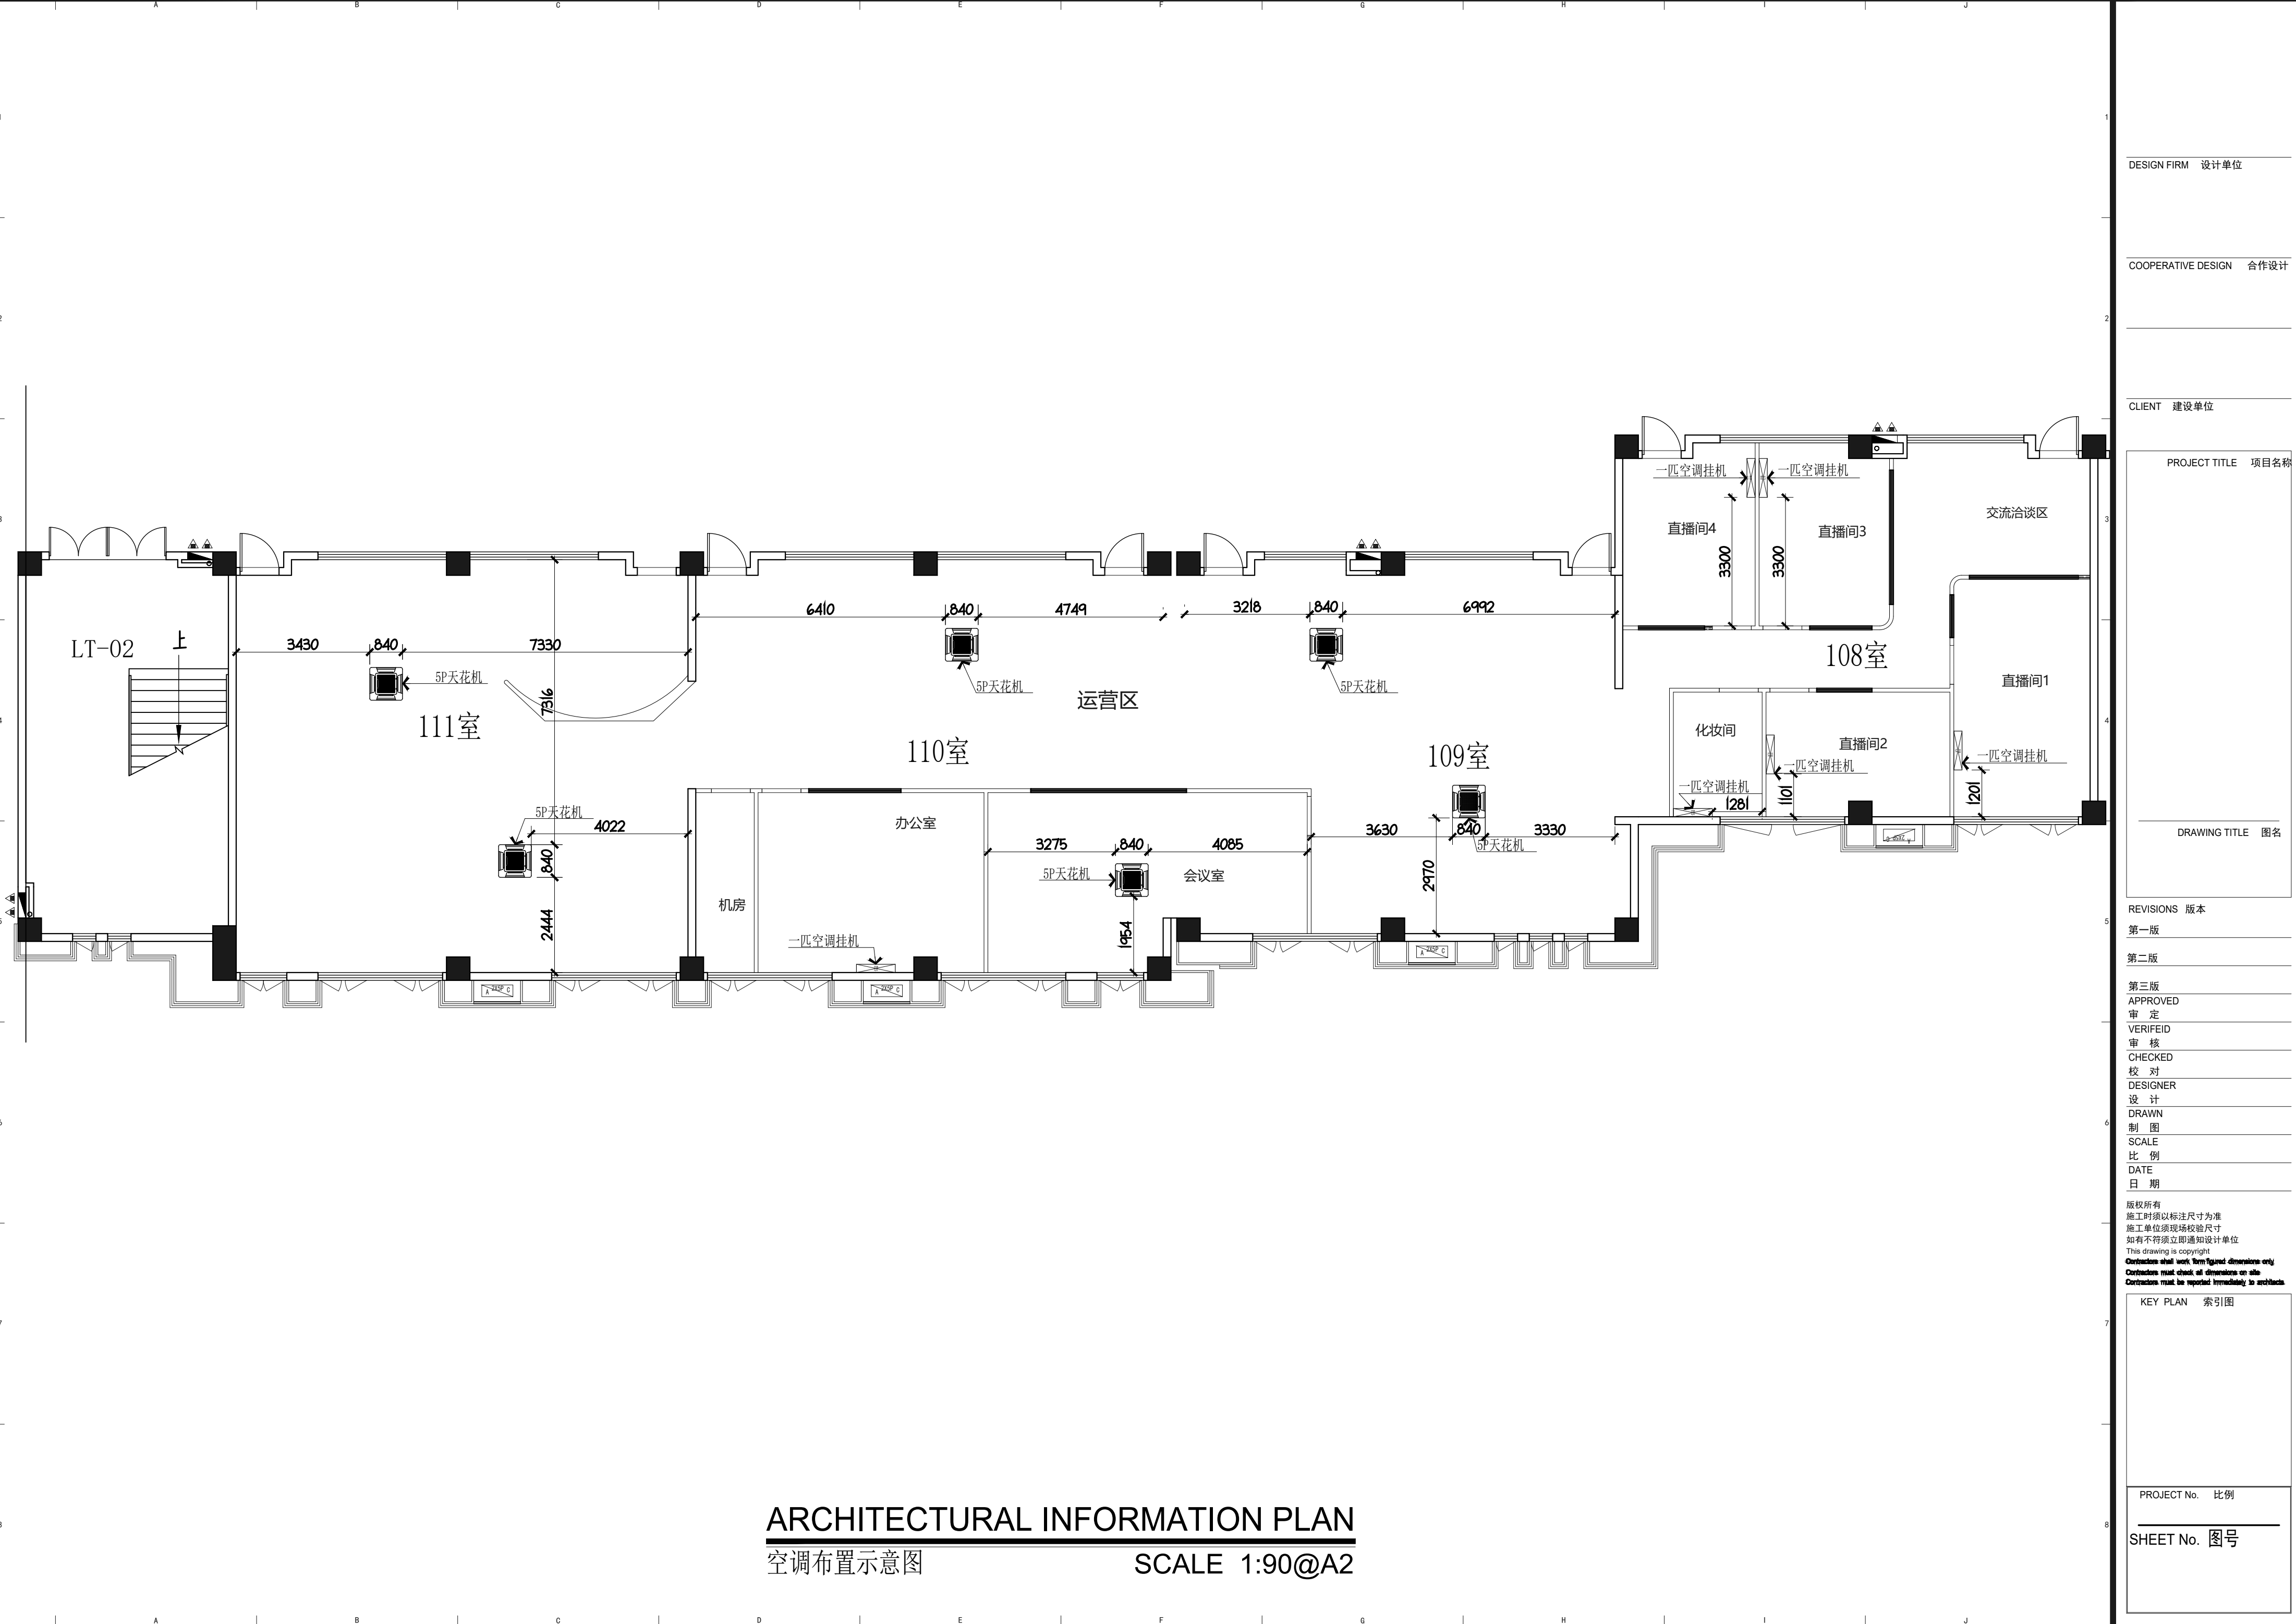

ARCHITECTURAL INFORMATION PLAN
空调布置示意图

SCALE 1:90@A2

DESIGN FIRM 设计单位

COOPERATIVE DESIGN 合作设计

CLIENT 建设单位

PROJECT TITLE 项目名称

DRAWING TITLE 图名

REVISIONS 版本

第一版

第二版

第三版

APPROVED

审 定

VERIFIED

审 核

CHECKED

校 对

DESIGNER

设 计

DRAWN

制 图

SCALE

比 例

DATE


日 期

版权所有
施工时须以标注尺寸为准
施工单位须现场校核尺寸
如有不符须立即通知设计单位
This drawing is copyright
Contractors shall work from figured dimensions only
Contractors must check all dimensions on site
Contractors must be reported immediately to architect


KEY PLAN 索引图

PROJECT No. 比例

SHEET No. 图号

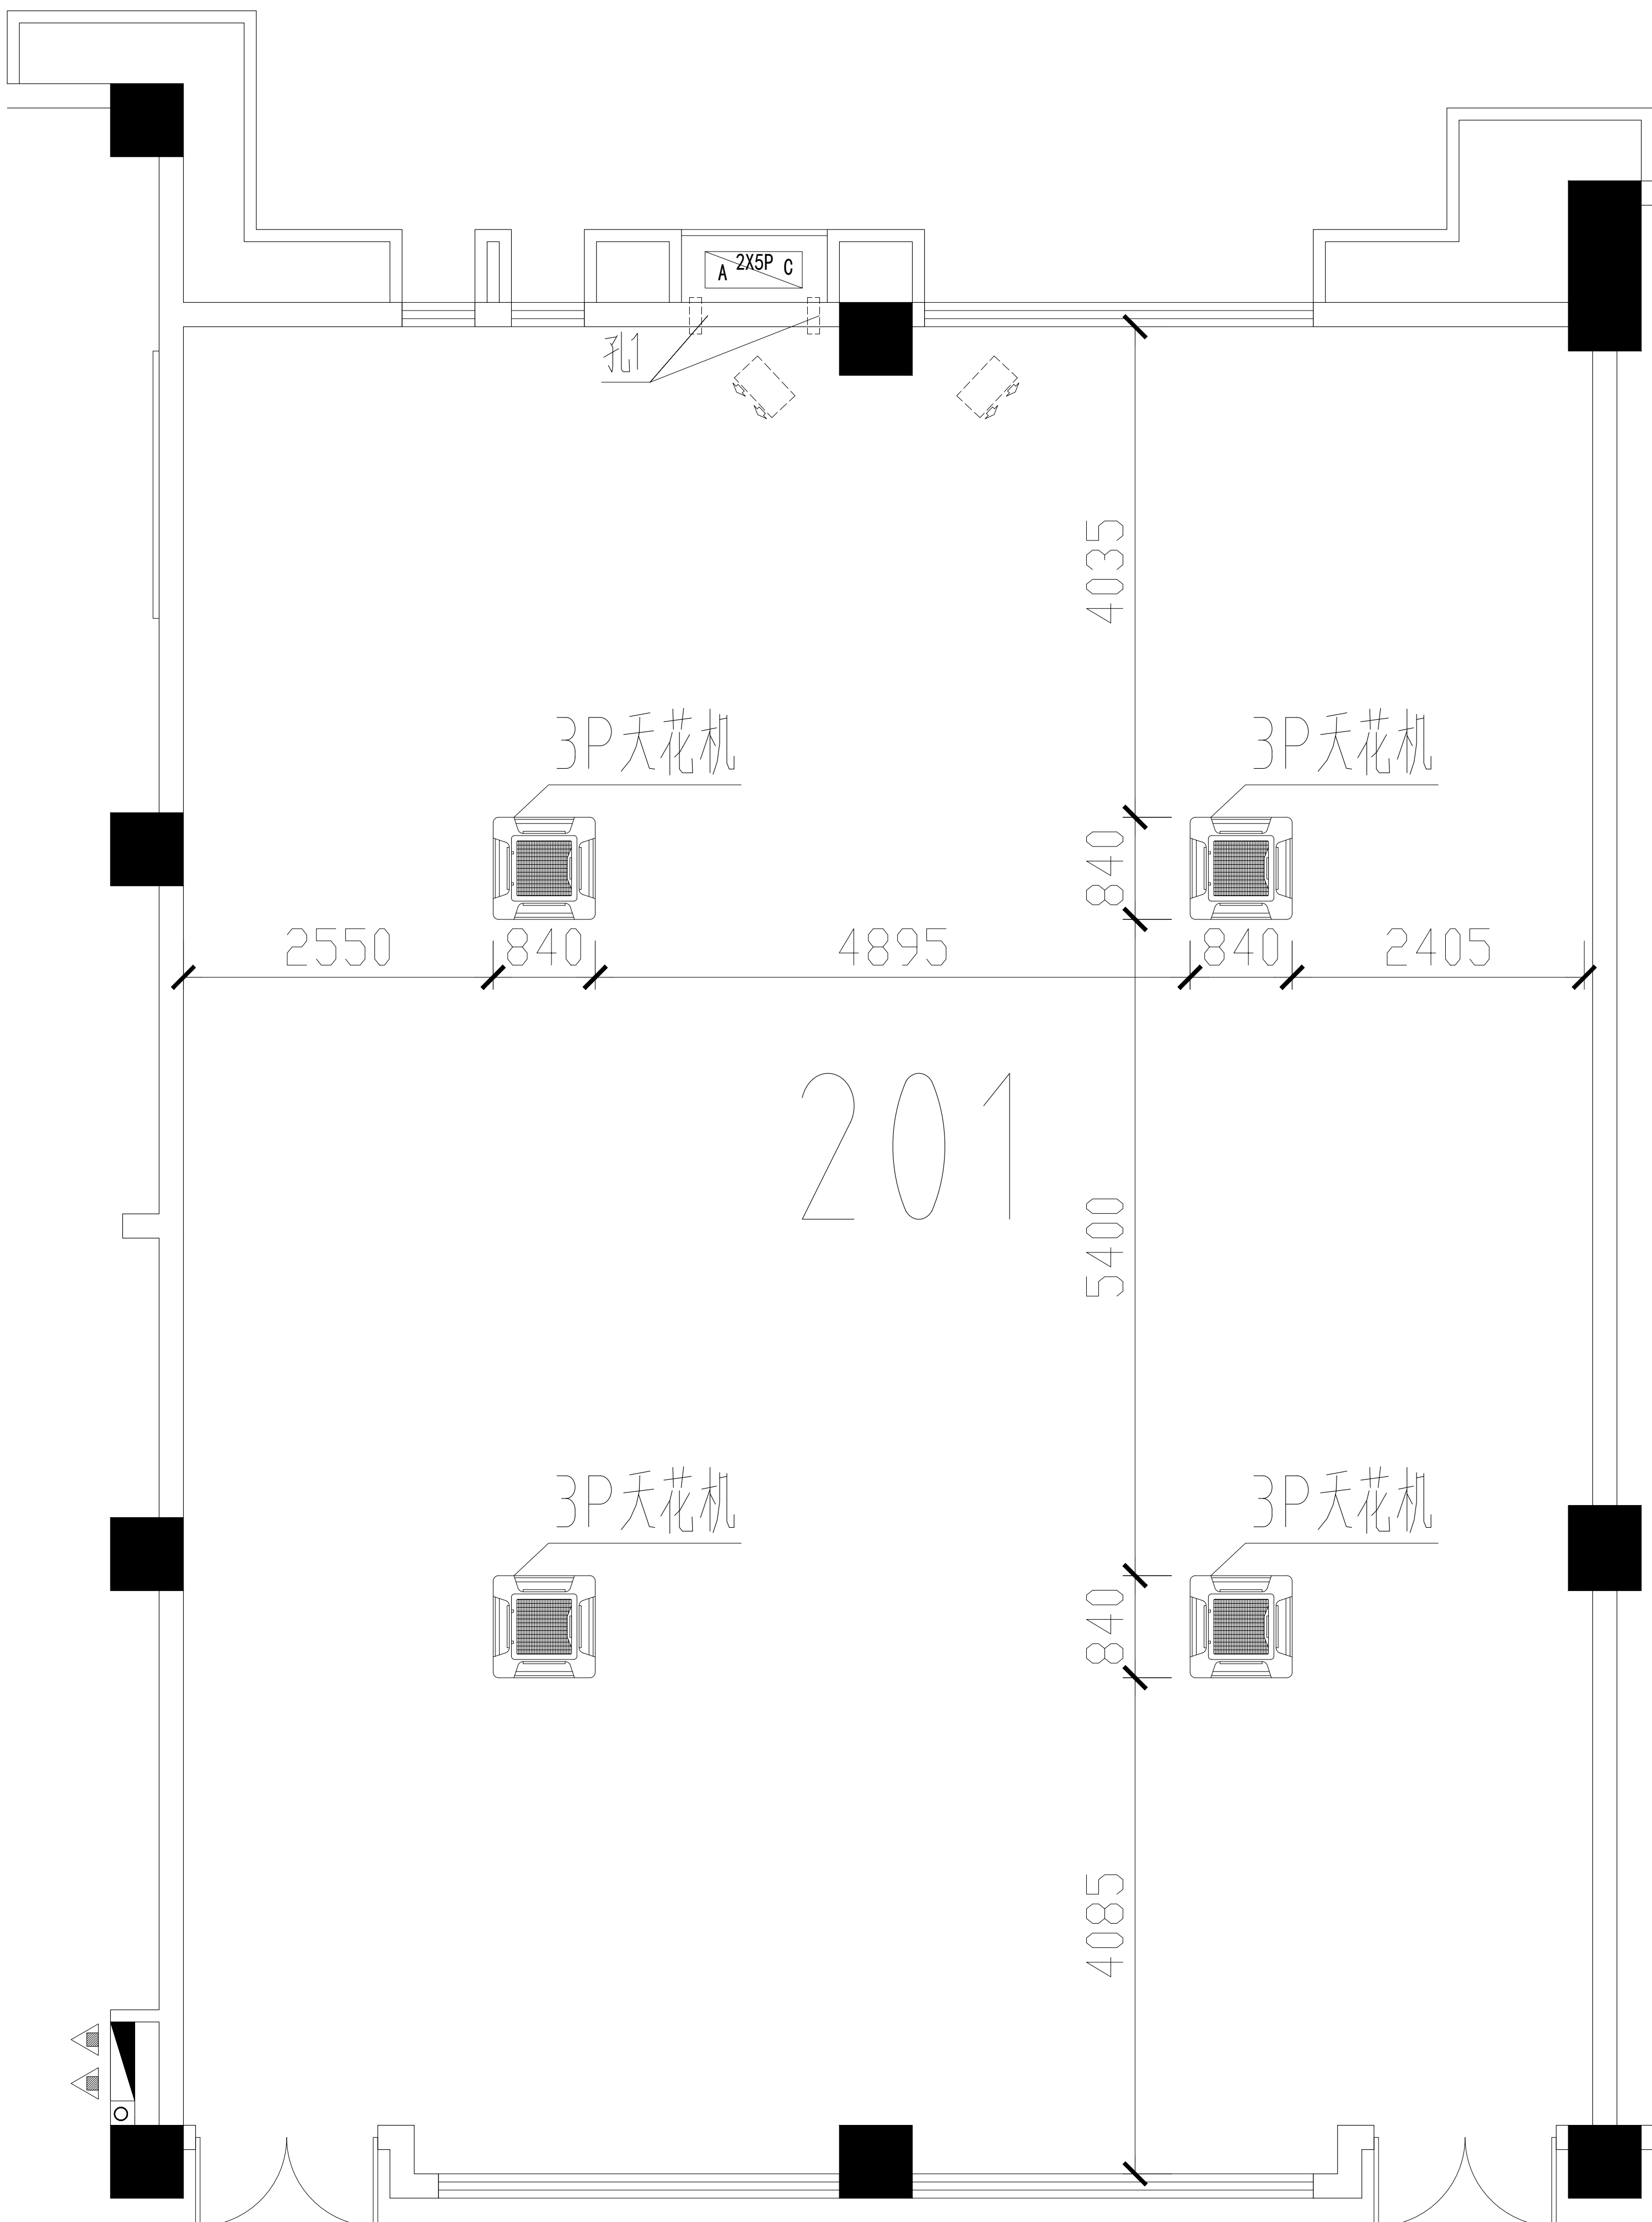


第二实训楼201

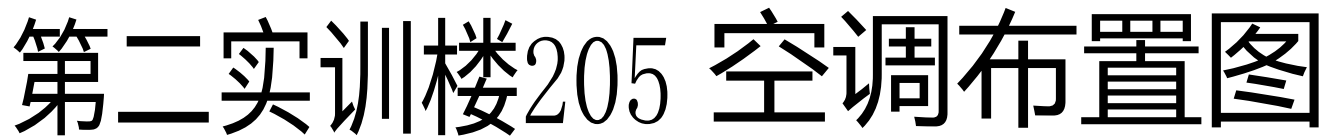

2025.07

说明	图例/代码
150×1200MM平板灯	
装饰吊灯1	
装饰吊灯2	
磁吸平板灯	GL01 
磁吸格栅灯	GL02 
磁吸射灯	GL03 
LED灯带	
中央空调	

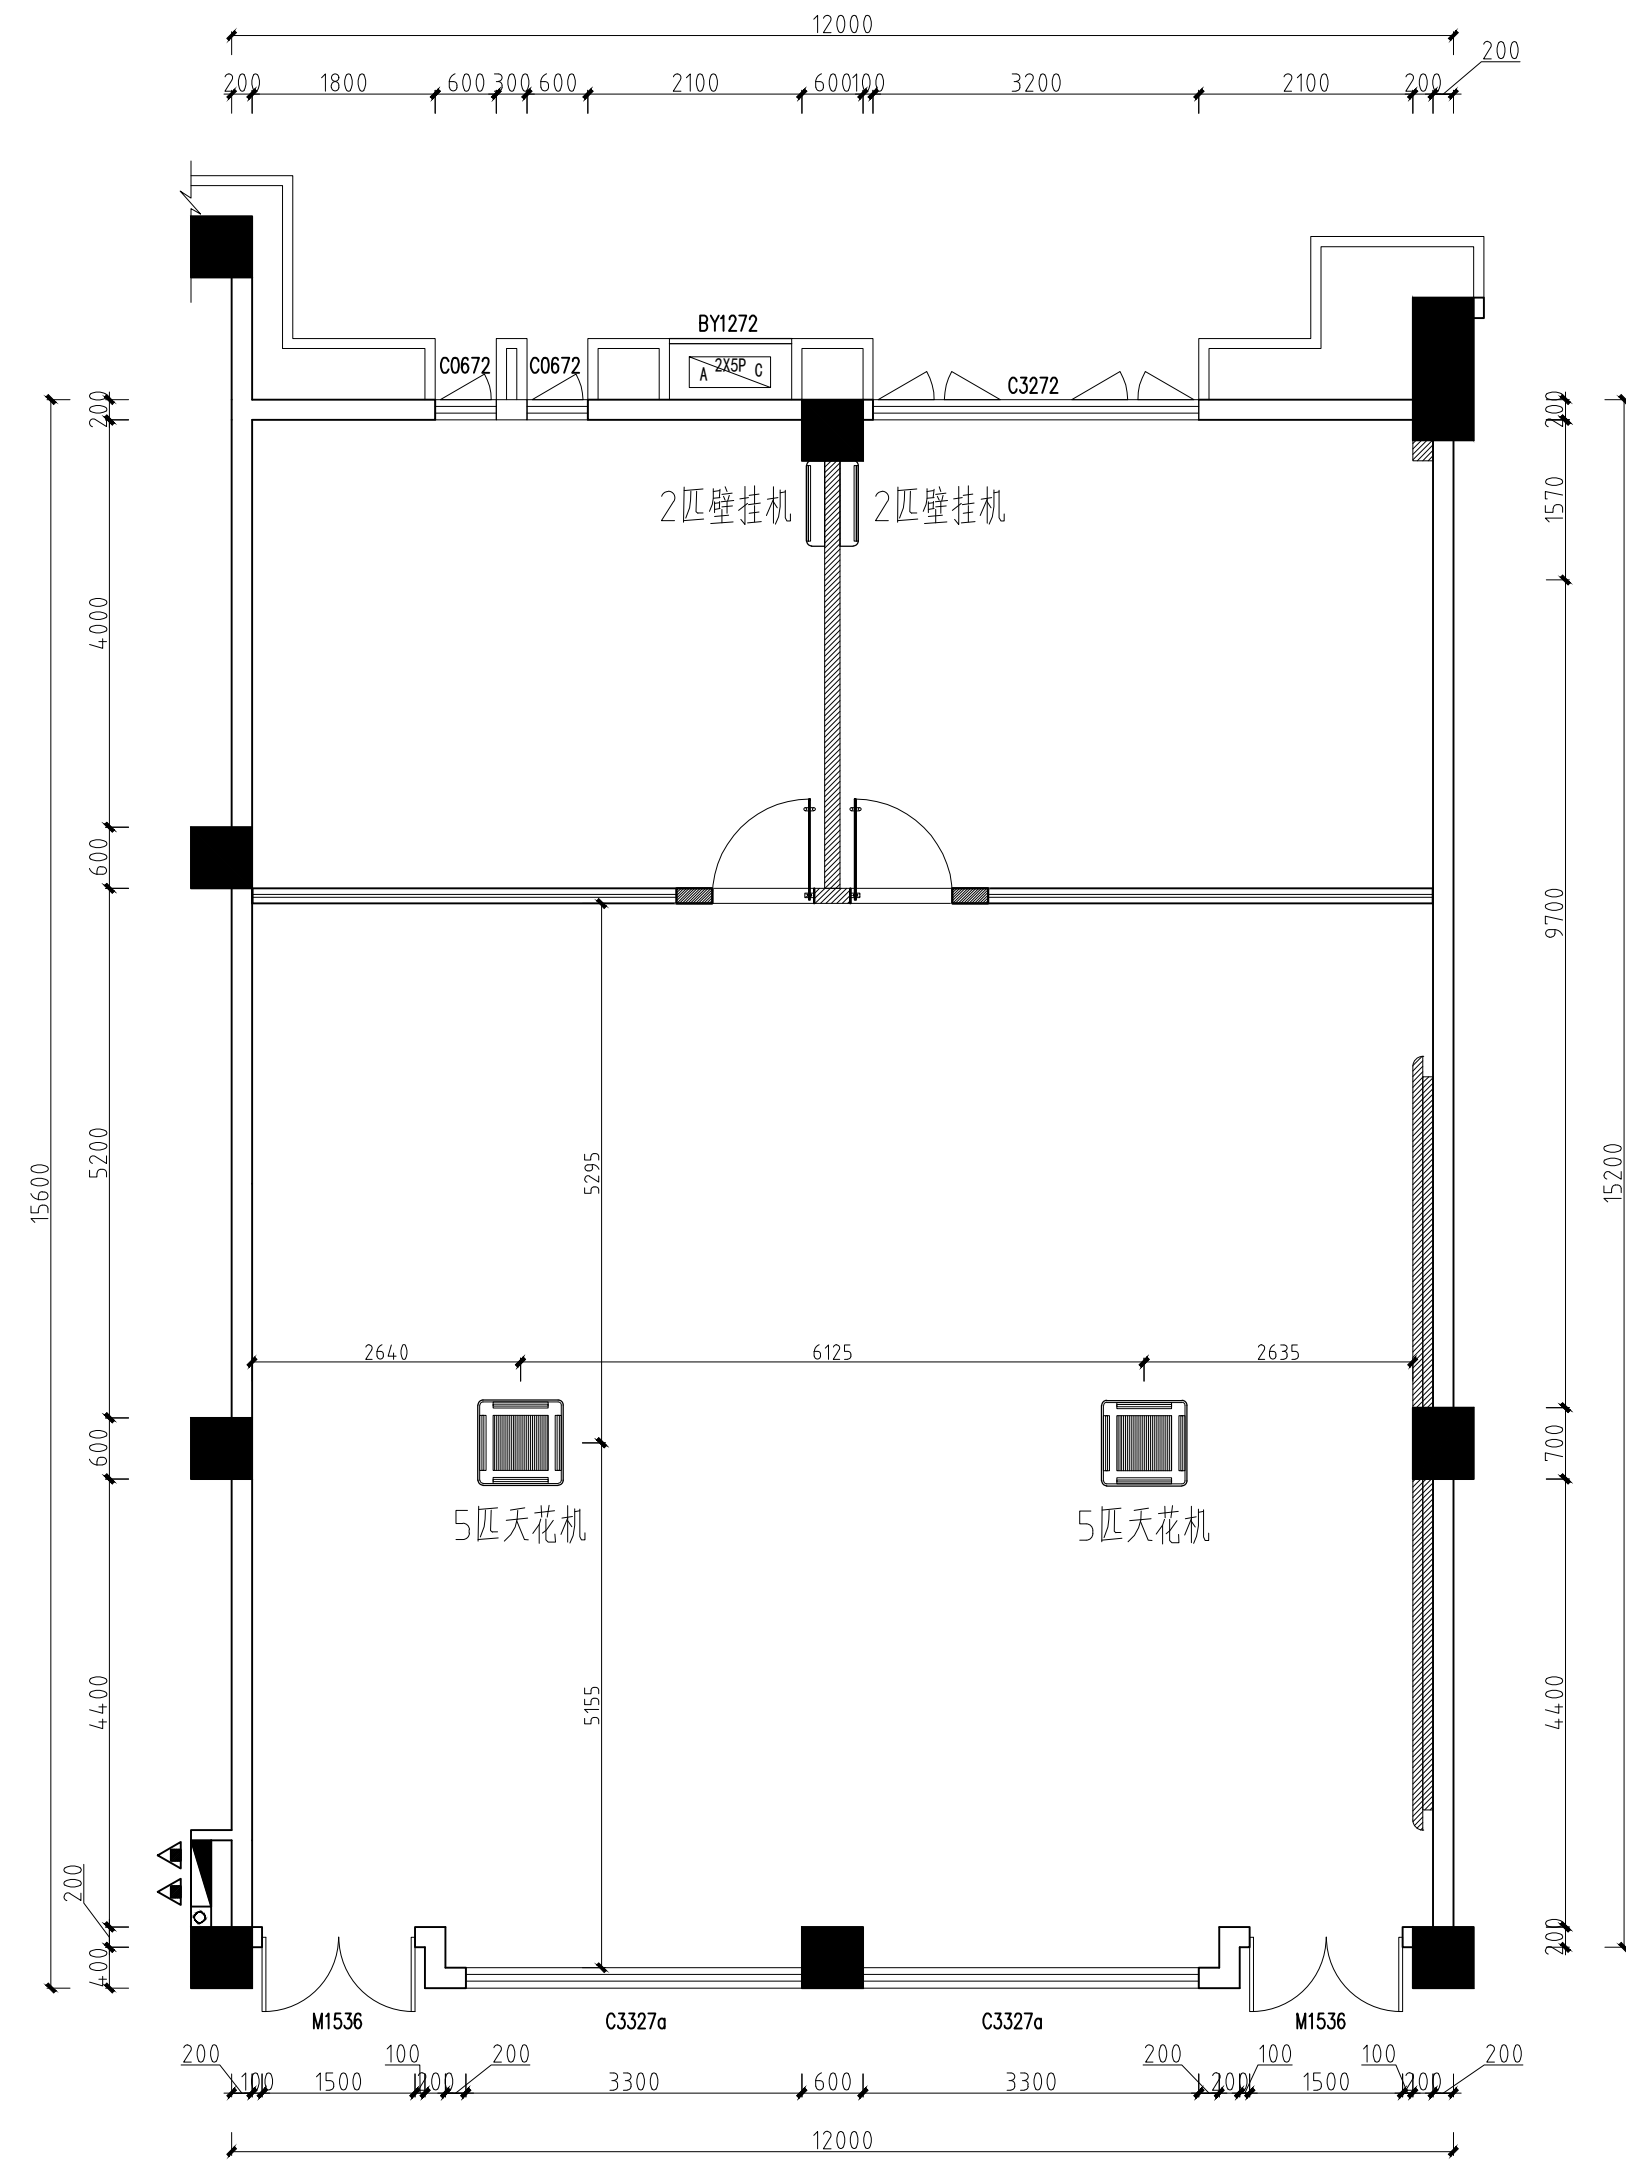

第二实训楼301(刘上冰数字创意与虚拟交互名师工作室)空调图

注: $\pm 0.00\text{mm}$ 为地面装饰完成面标高 1:100

Originallegend
原典設計

地址: 广州市海珠区燕子岗68号路新华楼103室
电话: 020-89303077

工程设计证书号
CERTIFICATE NUMBER

建筑装饰工程乙级: A244065756

备注:

1、本工程开工前,应按本地办流程
报送相关规划,消防,施工图审查机构等相关
部门审批。

2、图中所有尺寸均以标注为准,除注明外,标高以米(m)为单位,其余均以毫米(mm)为单位。

3、使用本图中时,请同时参照各专业
图纸,如有疑问,请及时与设计方联系。

4、施工单位不得随意变更图纸,所有变更须经设计方同意。

5、请勿以比例尺度量此图，一切尺寸依图内数字所示为准。

6、此图纸版本归本设计单位所有。

建设单位 CONSTRUCTION UNIT

广东南华工商职业学院

工程名称 PROJ.NAME

广东南华工商职业学院数字创意设计学院
2025实训室装修工程设计

图名 DWG.NAME

301
(空调图)

审 定 APPROVE	梁峰
	

审 核 CHECKED BY	吴鹏
	

项目负责人 PROJ.MANAGER	时义奎
	时义奎

专业负责人	戴光霞
ARCH.CHIEF	戴光霞

校 对 PROOF	吴飞
	

设计 DESIGN	苏安迪
	苏安迪

工 程 号 PROJ.NO.	
设计阶段	

设计阶段 PHASE	施工图
日期	2025.07

DATE	
図 DWG.NO.	号 1P-06

比例 PROPORTION.	1:100
此 此	此


Version	A
---------	---

备注: 1. 本工程工期, 或按业主要求, 或按业主要求之工期。2. 图中所有尺寸均以米(m)为计, 且未另加毫米(mm)为计。

3、使用本图集时,请同时参照各专业图系,如有疑问,请及时与设计方联系。4、施工单位不得随意变更图样,所有变更须经设计方同意。

5、请列比例尺及量出图，一切尺寸按图中数字所示为准。6、此图版权归本设计单位所有。

说明	图例/代码
150×1200MM平板灯	
装饰吊灯1	
装饰吊灯2	
磁吸平板灯	GL01 
磁吸格栅灯	GL02 
磁吸射灯	GL03 
LED灯带	
中央空调	

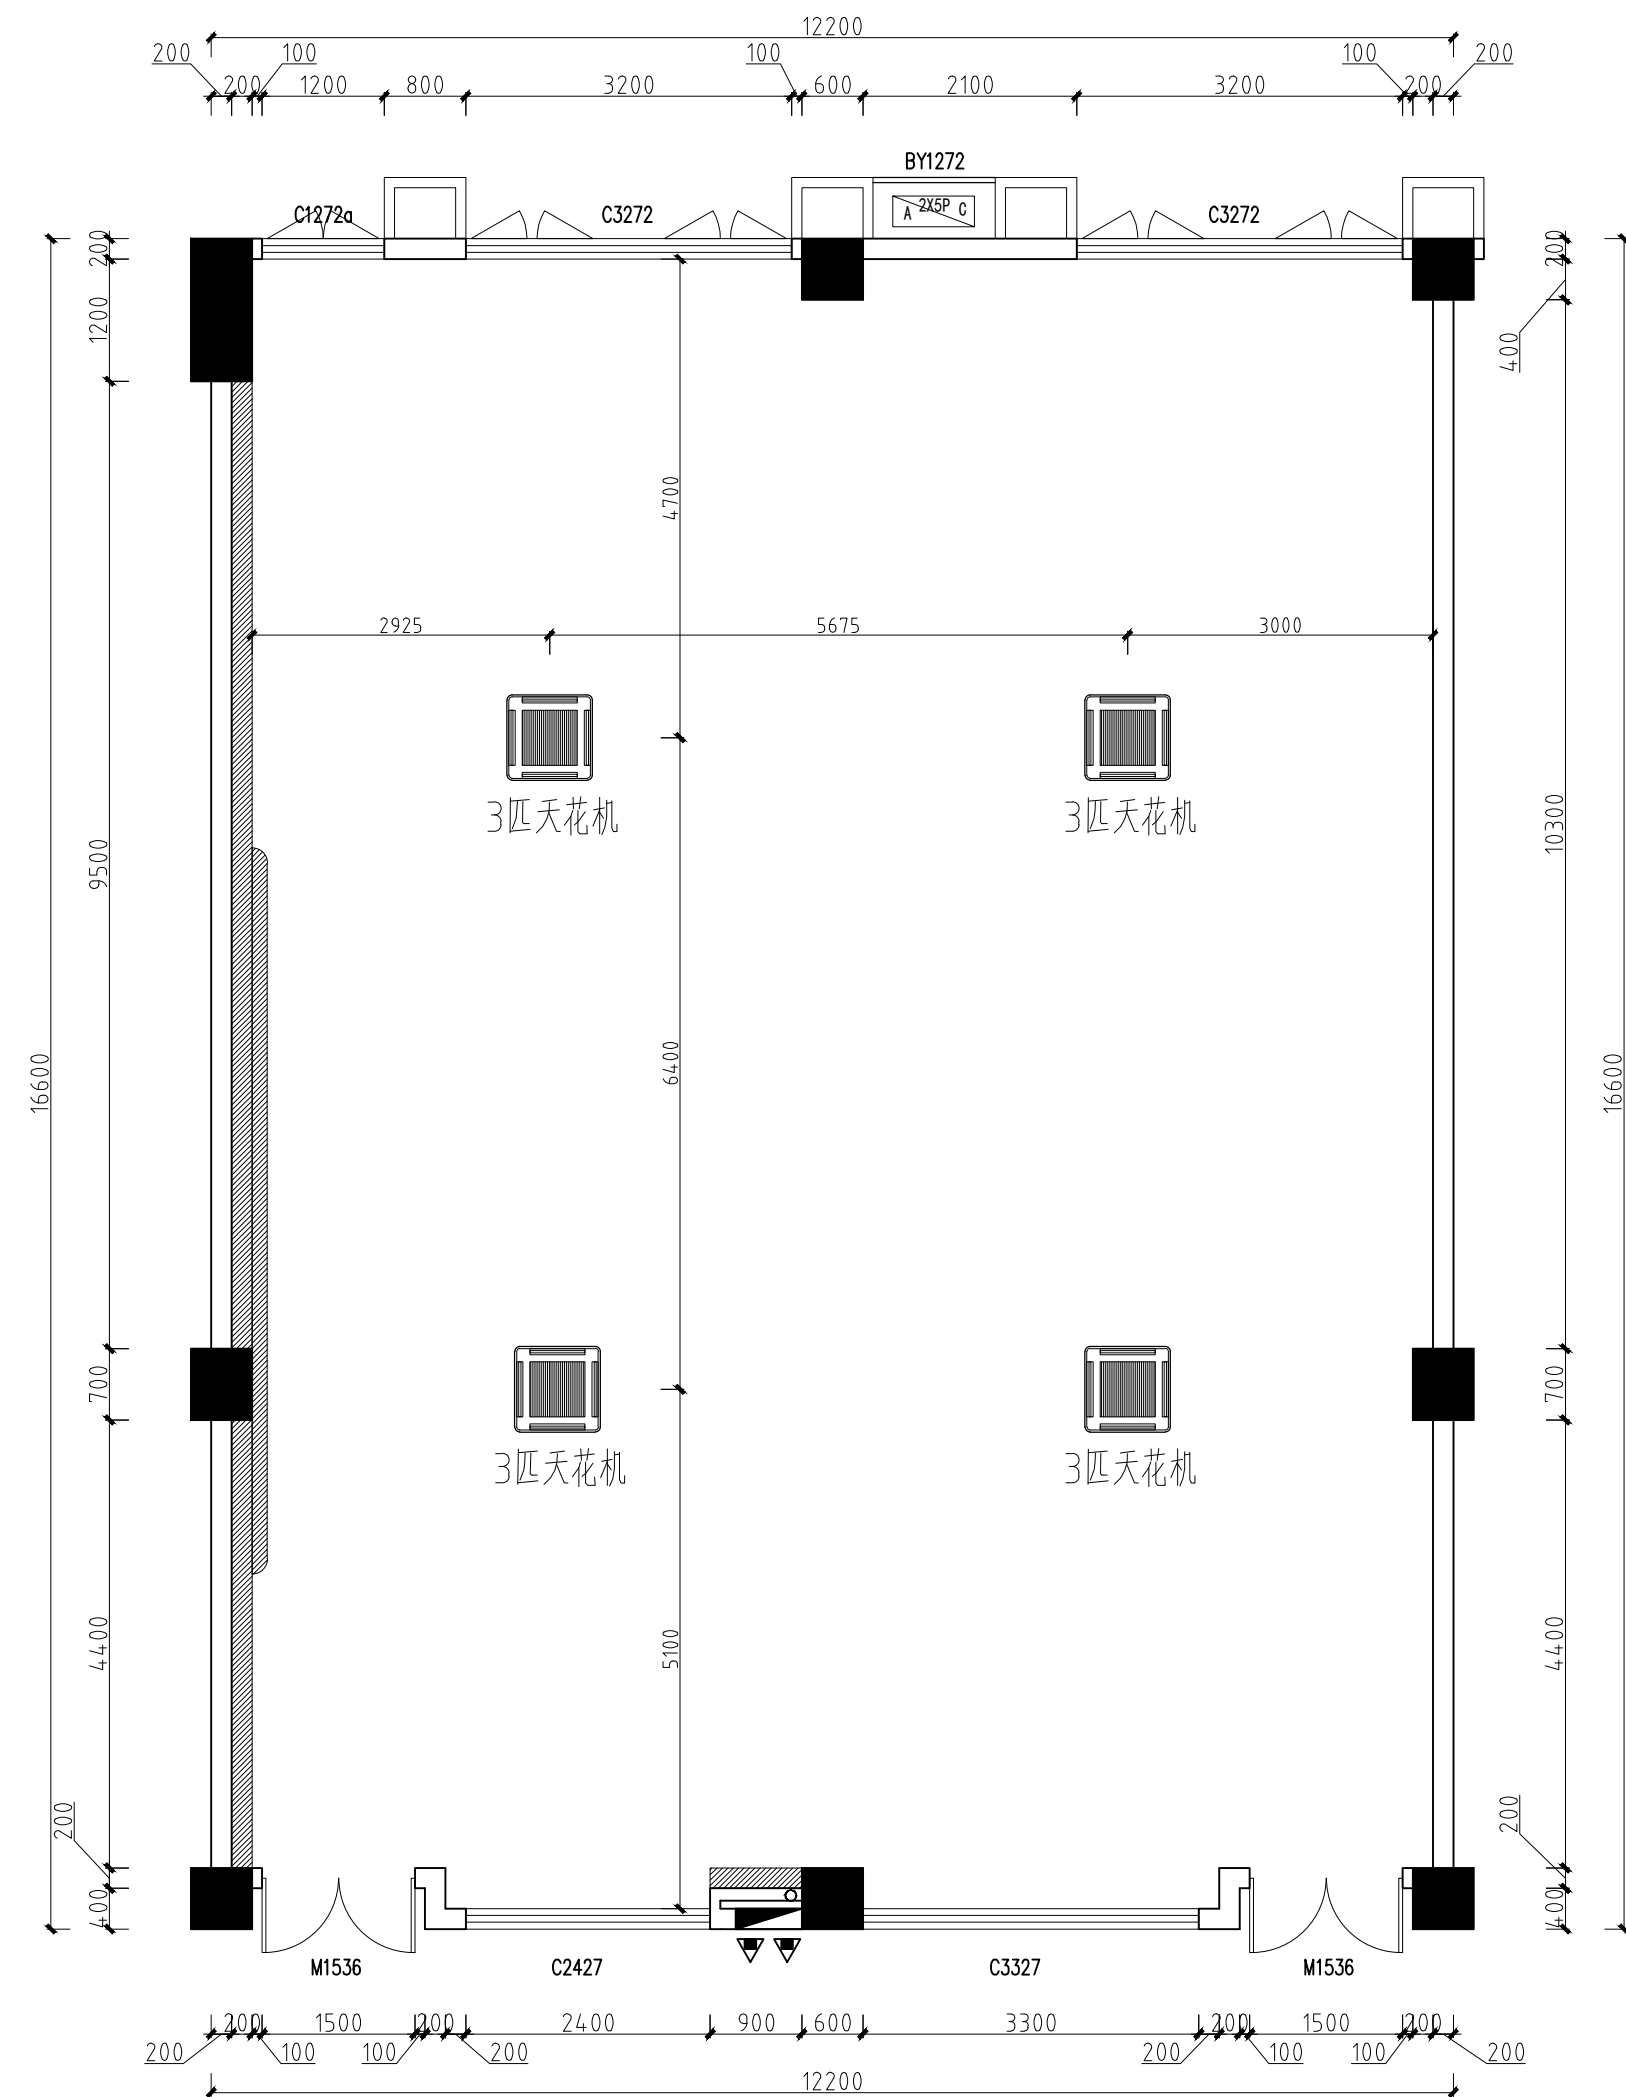

第二实训楼302(虚拟交互与动作捕捉实训室)空调图

注: $\pm 0.00\text{m}$ 为地面装饰完成面标高 1:100

Originallegend
原典設計

地址: 广州市海珠区燕子岗68号新华楼103室
电话: 020-89303077

工程设计证书号
CERTIFICATE NUMBER

建筑装饰工程乙级: A244065756

备注:

1、本工程开工前，应按本地办事流程送相关规划，消防，施工图审查机构等相关部门审批。

2、图中所有尺寸均以标注为准,除注
明外,标高以米(m)为单位,其余均以毫
米(mm)为单位。

3、使用本图时,请同时参照各专业
图纸,如有疑问,请及时与设计方联系。

4、施工单位不得随意变更图纸,所有变更须经设计方同意。

5、请勿以比例尺度量此图，一切尺寸
按图内数字所示为准。

6、此图纸版本归本设计单位所有。

建设单位 CONSTRUCTION UNIT

广东南华工商职业学院

工程名称 PROJ.NAME

广东华南工商职业学院数字创意设计学院
2025实训室装修工程设计


图名 DWG.NAME

302
(空调图)

审 定	梁峰 梁峰
审 核	吴鹏
CHECKED BY	吴鹏
项目负责人	时义奎
PROJ. MANAGER	时义奎
专业负责人	戴光霞
ARCH. CHIEF	戴光霞
校 对	吴飞
PROOF	吴飞
设 计	苏安迪
DESIGN	苏安迪
工 程 号	
PROJ. NO.	
设计阶段	施工图
PHASE	
日 期	2025. 07
DATE	
图 号	2P-06
DWG. NO.	
比 例	1:100
PROPORTION	
版 别	A 版
Version	


备注: 1、本工程开工前, 应经本城市建设工程质量监督站审批。2、图中所有尺寸均以标注为准, 除注明外, 标高以米 (m) 为单位, 其余以毫米 (mm) 为单位。
3、使用本图时, 应同时参照专业规范, 如有不符, 以设计为准。4、施工过程中不得擅自更改设计, 所有变更须经设计方同意。
5、本图仅供参考, 不作为施工依据。6、此图版权归设计单位所有。

说明	图例/代码
150×1200MM平板灯	
装饰吊灯1	
装饰吊灯2	
磁吸平板灯	GL01
磁吸格栅灯	GL02
磁吸射灯	GL03
LED灯带	— LED — LED —
中央空调	

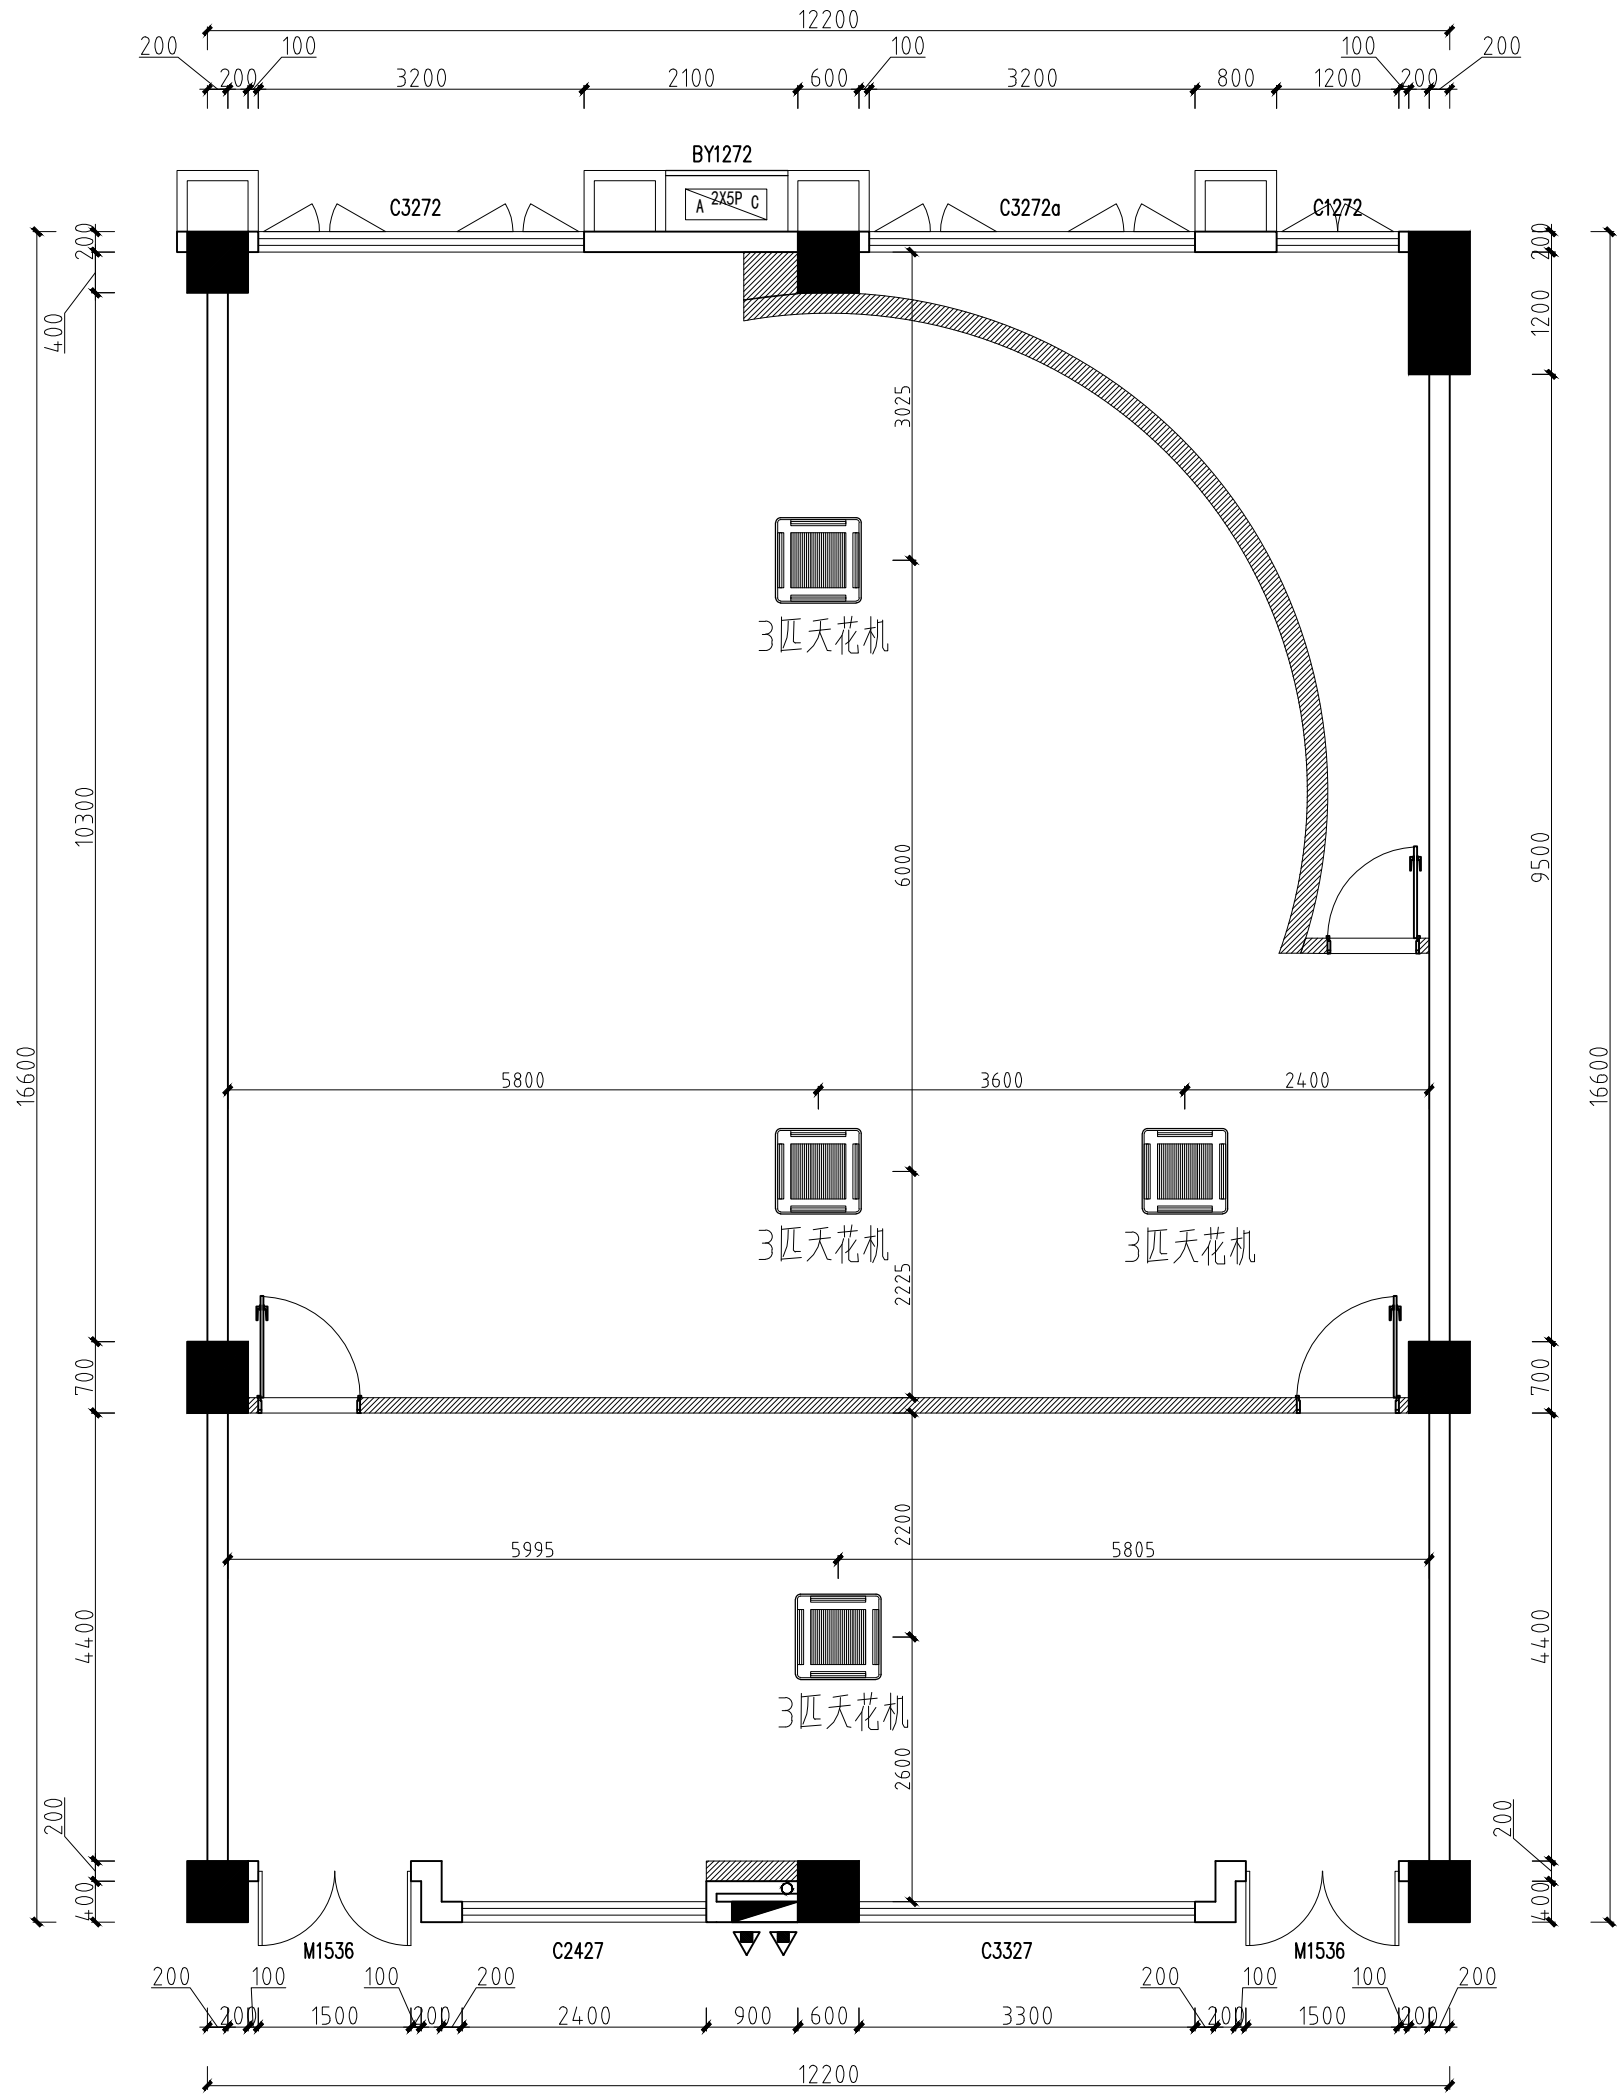

第二实训楼303（虚拟摄影和摄影实训室）空调图

注: ±0.00mm为地面装饰完成面标高 1:100

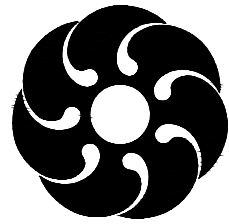

Originallegend
原典設計

地址: 广州市海珠区新港路68号自编03楼
电话: 020-89303077

工程设计证书号
CERTIFICATE NUMBER
建筑装饰工程乙级: A244065756

备注:
1、本工程开工前, 应经本城市建设工程质量监督站审批。
2、图中所有尺寸均以标注为准, 除注明外, 标高以米 (m) 为单位, 其余以毫米 (mm) 为单位。
3、使用本图时, 应同时参照专业规范, 如有不符, 以设计为准。
4、施工过程中不得擅自更改设计, 所有变更须经设计方同意。
5、本图仅供参考, 不作为施工依据。
6、此图版权归设计单位所有。

建设单位 CONSTRUCTION UNIT
广东南华工商职业学院


工程名称 PROJ.NAME
广东南华工商职业学院数字创意设计学院
2025实训室装修工程设计

图名 DWG.NAME
303
(空调图)

审 定	梁峰
APPROVE	梁峰
审 核	吴鹏
CHECKED BY	吴鹏
项目负责人	时义奎
PROJ.MANAGER	时义奎
专业负责人	戴光霞
ARCH.CHIEF	戴光霞
校 对	吴飞
PROOF	吴飞
设 计	苏安迪
DESIGN	苏安迪
工 程 号	
PROJ.NO.	
设计阶段	施工图
PHASE	
日 期	2025. 07
DATE	
图 号	3P-06
DWG.NO.	
比 例	1:100
PROPORTION.	
版 别	A 版
Version	


备注: 1、本工程为工程, 在技术条件中未明确的事项, 均按国家现行标准执行。2、图中所有尺寸均以标注为准, 除注明外, 标高以米 (m) 为单位, 其余均以毫米 (mm) 为单位。
3、使用本图时, 请同时参考专业图例, 如有疑问, 请及时与设计方联系。4、施工过程中不得随意更改图例, 所有变更须经设计方同意。
5、请仔细阅读图例, 一切尺寸均以标注为准, 一切尺寸均以标注为准。6、此图仅作为设计参考, 不作为施工依据。

说明	图例/代码
150×1200MM平板灯	
装饰吊灯1	
装饰吊灯2	
磁吸平板灯	GL01
磁吸格栅灯	GL02
磁吸射灯	GL03
LED灯带	LED
中央空调	

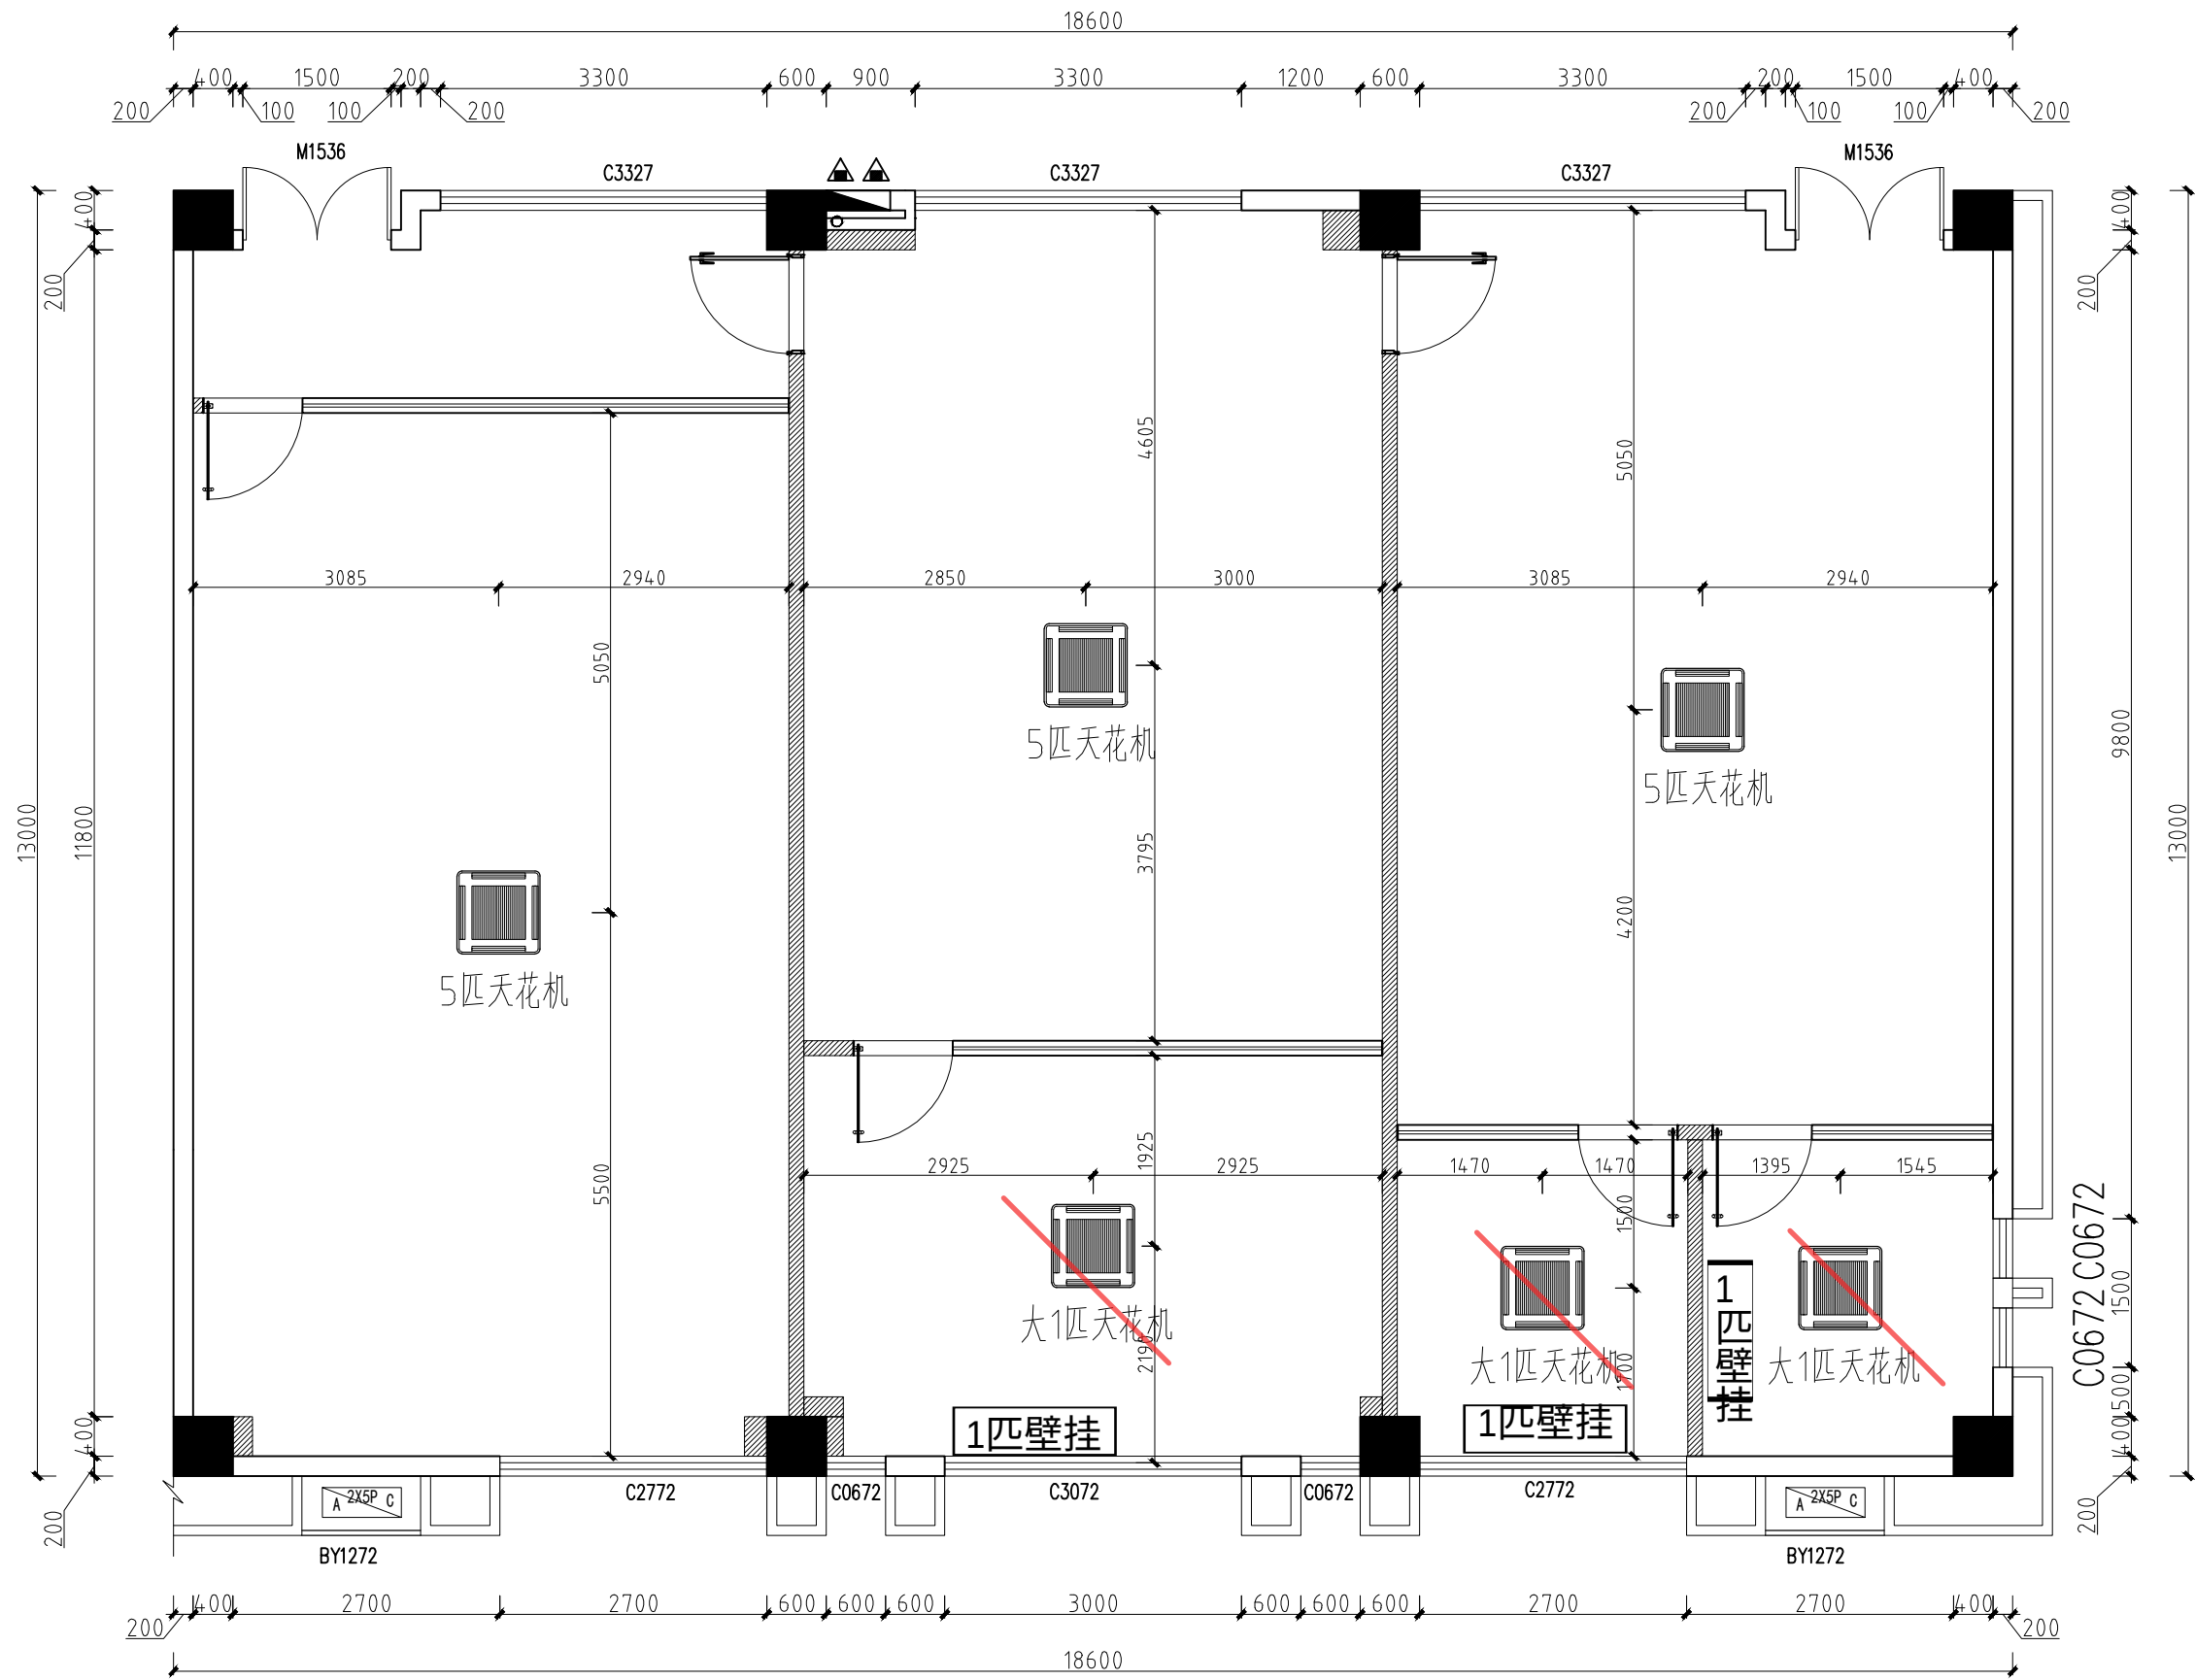

第二实训楼305(数字创意产教融合创新中心) 空调图

注: ±0.00mm为地面装饰完成面标高 1:100

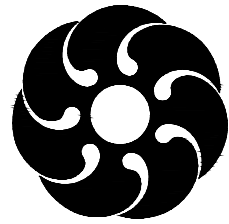

Original Legend
原典设计

地址: 广州市海珠区新港东路168号
电话: 020-89303077

工程设计证书号
CERTIFICATE NUMBER
建筑装饰工程乙级: A244065756

- 备注:
- 1、本工程为工程, 在技术条件中未明确的事项, 均按国家现行标准执行。2、图中所有尺寸均以标注为准, 除注明外, 标高以米 (m) 为单位, 其余均以毫米 (mm) 为单位。
 - 3、使用本图时, 请同时参考专业图例, 如有疑问, 请及时与设计方联系。
 - 4、施工过程中不得随意更改图例, 所有变更须经设计方同意。
 - 5、请仔细阅读图例, 一切尺寸均以标注为准, 一切尺寸均以标注为准。
 - 6、此图仅作为设计参考, 不作为施工依据。

建设单位 CONSTRUCTION UNIT
广东南华工商职业学院


工程名称 PROJ.NAME
广东南华工商职业学院数字创意设计学院
2025实训室装修工程设计

图名 DWG.NAME
305
(空调图)

审 定	梁峰
APPROVE	梁峰
审 核	吴鹏
CHECKED BY	吴鹏
项目负责人	时义奎
PROJ.MANAGER	时义奎
专业负责人	戴光霞
ARCH.CHIEF	戴光霞
校 对	吴飞
PROOF	吴飞
设 计	苏安迪
DESIGN	苏安迪
工 程 号	
PROJ.NO.	
设计阶段	施工图
PHASE	施工图
日 期	2025.07
DATE	2025.07
图 号	5P-06
DWG.NO.	5P-06
比 例	1:100
PROPORTION	1:100
版 别	A 版
Version	A 版


备注: 1、本工程开工前, 应经本城市建设工程质量监督站审批。2、图中所有尺寸均以标注为准, 除注明外, 标高以米 (m) 为单位, 其余以毫米 (mm) 为单位。
3、使用本图时, 请同时参照专业图例, 如有疑问, 请及时与设计方联系。4、施工过程中不得擅自更改图例, 所有变更须经设计方同意。
5、请严格按照图例进行施工, 一切尺寸均以标注为准。6、此图版权归设计单位所有。

说明	图例/代码
150×1200MM平板灯	
装饰吊灯1	
装饰吊灯2	
磁吸平板灯	GL01
磁吸格栅灯	GL02
磁吸射灯	GL03
LED灯带	
中央空调	

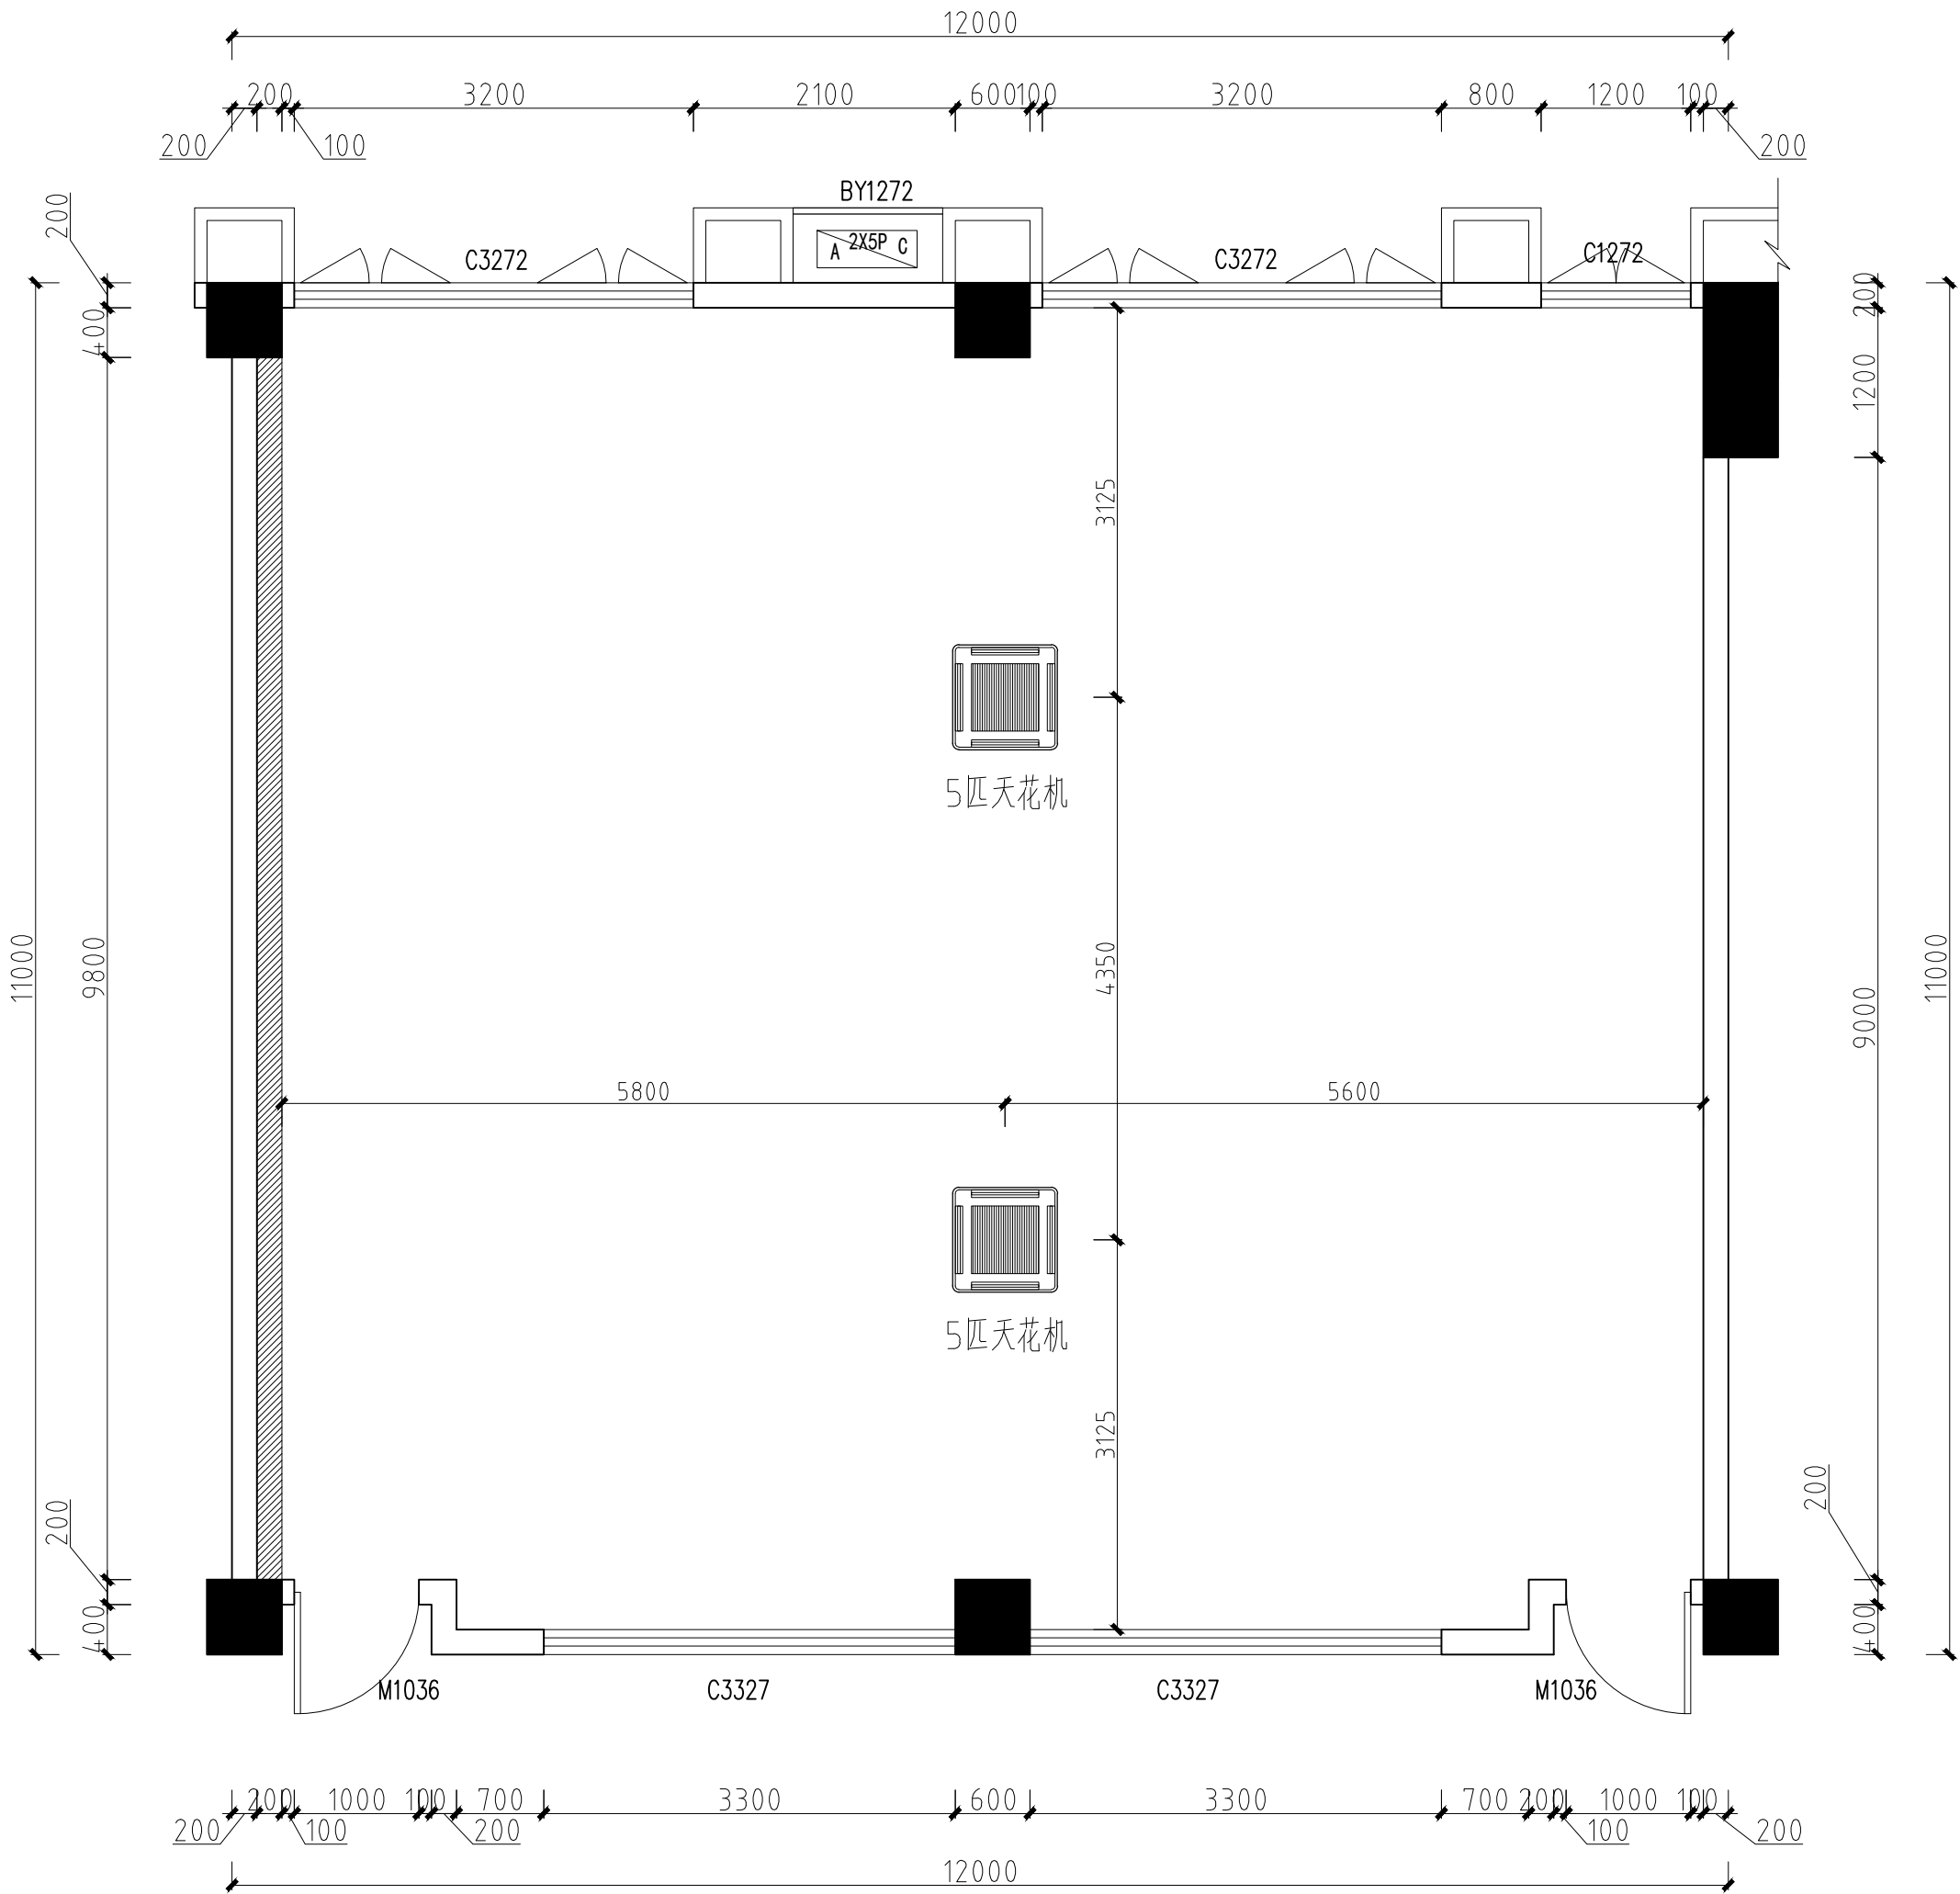

第二实训楼312(美术绘图室) 空调图 1:75

注: ±0.00mm为地面装饰完成面标高

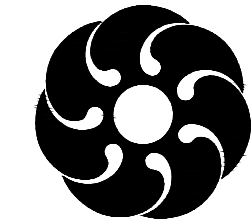

Original Legend
原典设计

地址: 广州市海珠区新港路88号8楼803室
电话: 020-89303077

工程设计证书号
CERTIFICATE NUMBER
建筑装饰工程乙级: A244065756

备注:
1、本工程开工前, 应经本城市建设工程质量监督站审批。
2、图中所有尺寸均以标注为准, 除注明外, 标高以米 (m) 为单位, 其余以毫米 (mm) 为单位。
3、使用本图时, 请同时参照专业图例, 如有疑问, 请及时与设计方联系。
4、施工过程中不得擅自更改图例, 所有变更须经设计方同意。
5、请严格按照图例进行施工, 一切尺寸均以标注为准。
6、此图版权归设计单位所有。

建设单位 CONSTRUCTION UNIT
广东南华工商职业学院


工程名称 PROJ.NAME
广东南华工商职业学院数字创意设计学院
2025实训室装修工程设计

图名 DWG.NAME
312
(空调图)

审 定	梁峰
APPROVE	梁峰
审 核	吴鹏
CHECKED BY	吴鹏
项目负责人	时义奎
PROJ.MANAGER	时义奎
专业负责人	戴光霞
ARCH.CHIEF	戴光霞
校 对	吴飞
PROOF	吴飞
设 计	苏安迪
DESIGN	苏安迪
工 程 号	
PROJ.NO.	
设计阶段	施工图
PHASE	
日 期	2025. 07
DATE	
图 号	6P-06
DWG.NO.	
比 例	1:100
PROPORTION	
版 别	A 版
Version	


备注：1、本工程开工前，应经本城市建设工程质量监督站审批。2、图中所有尺寸均以标注为准，单位：毫米（mm）。3、图中所有尺寸均以标注为准，单位：毫米（mm）。4、施工过程中不得擅自更改设计，如有变更，须经设计单位同意。5、施工过程中不得擅自更改设计，如有变更，须经设计单位同意。6、此图仅作为施工参考，不作为法律依据。

说明	图例/代码
150×1200MM平板灯	
装饰吊灯1	
装饰吊灯2	
磁吸平板灯	GL01
磁吸格栅灯	GL02
磁吸射灯	GL03
LED灯带	LED
中央空调	

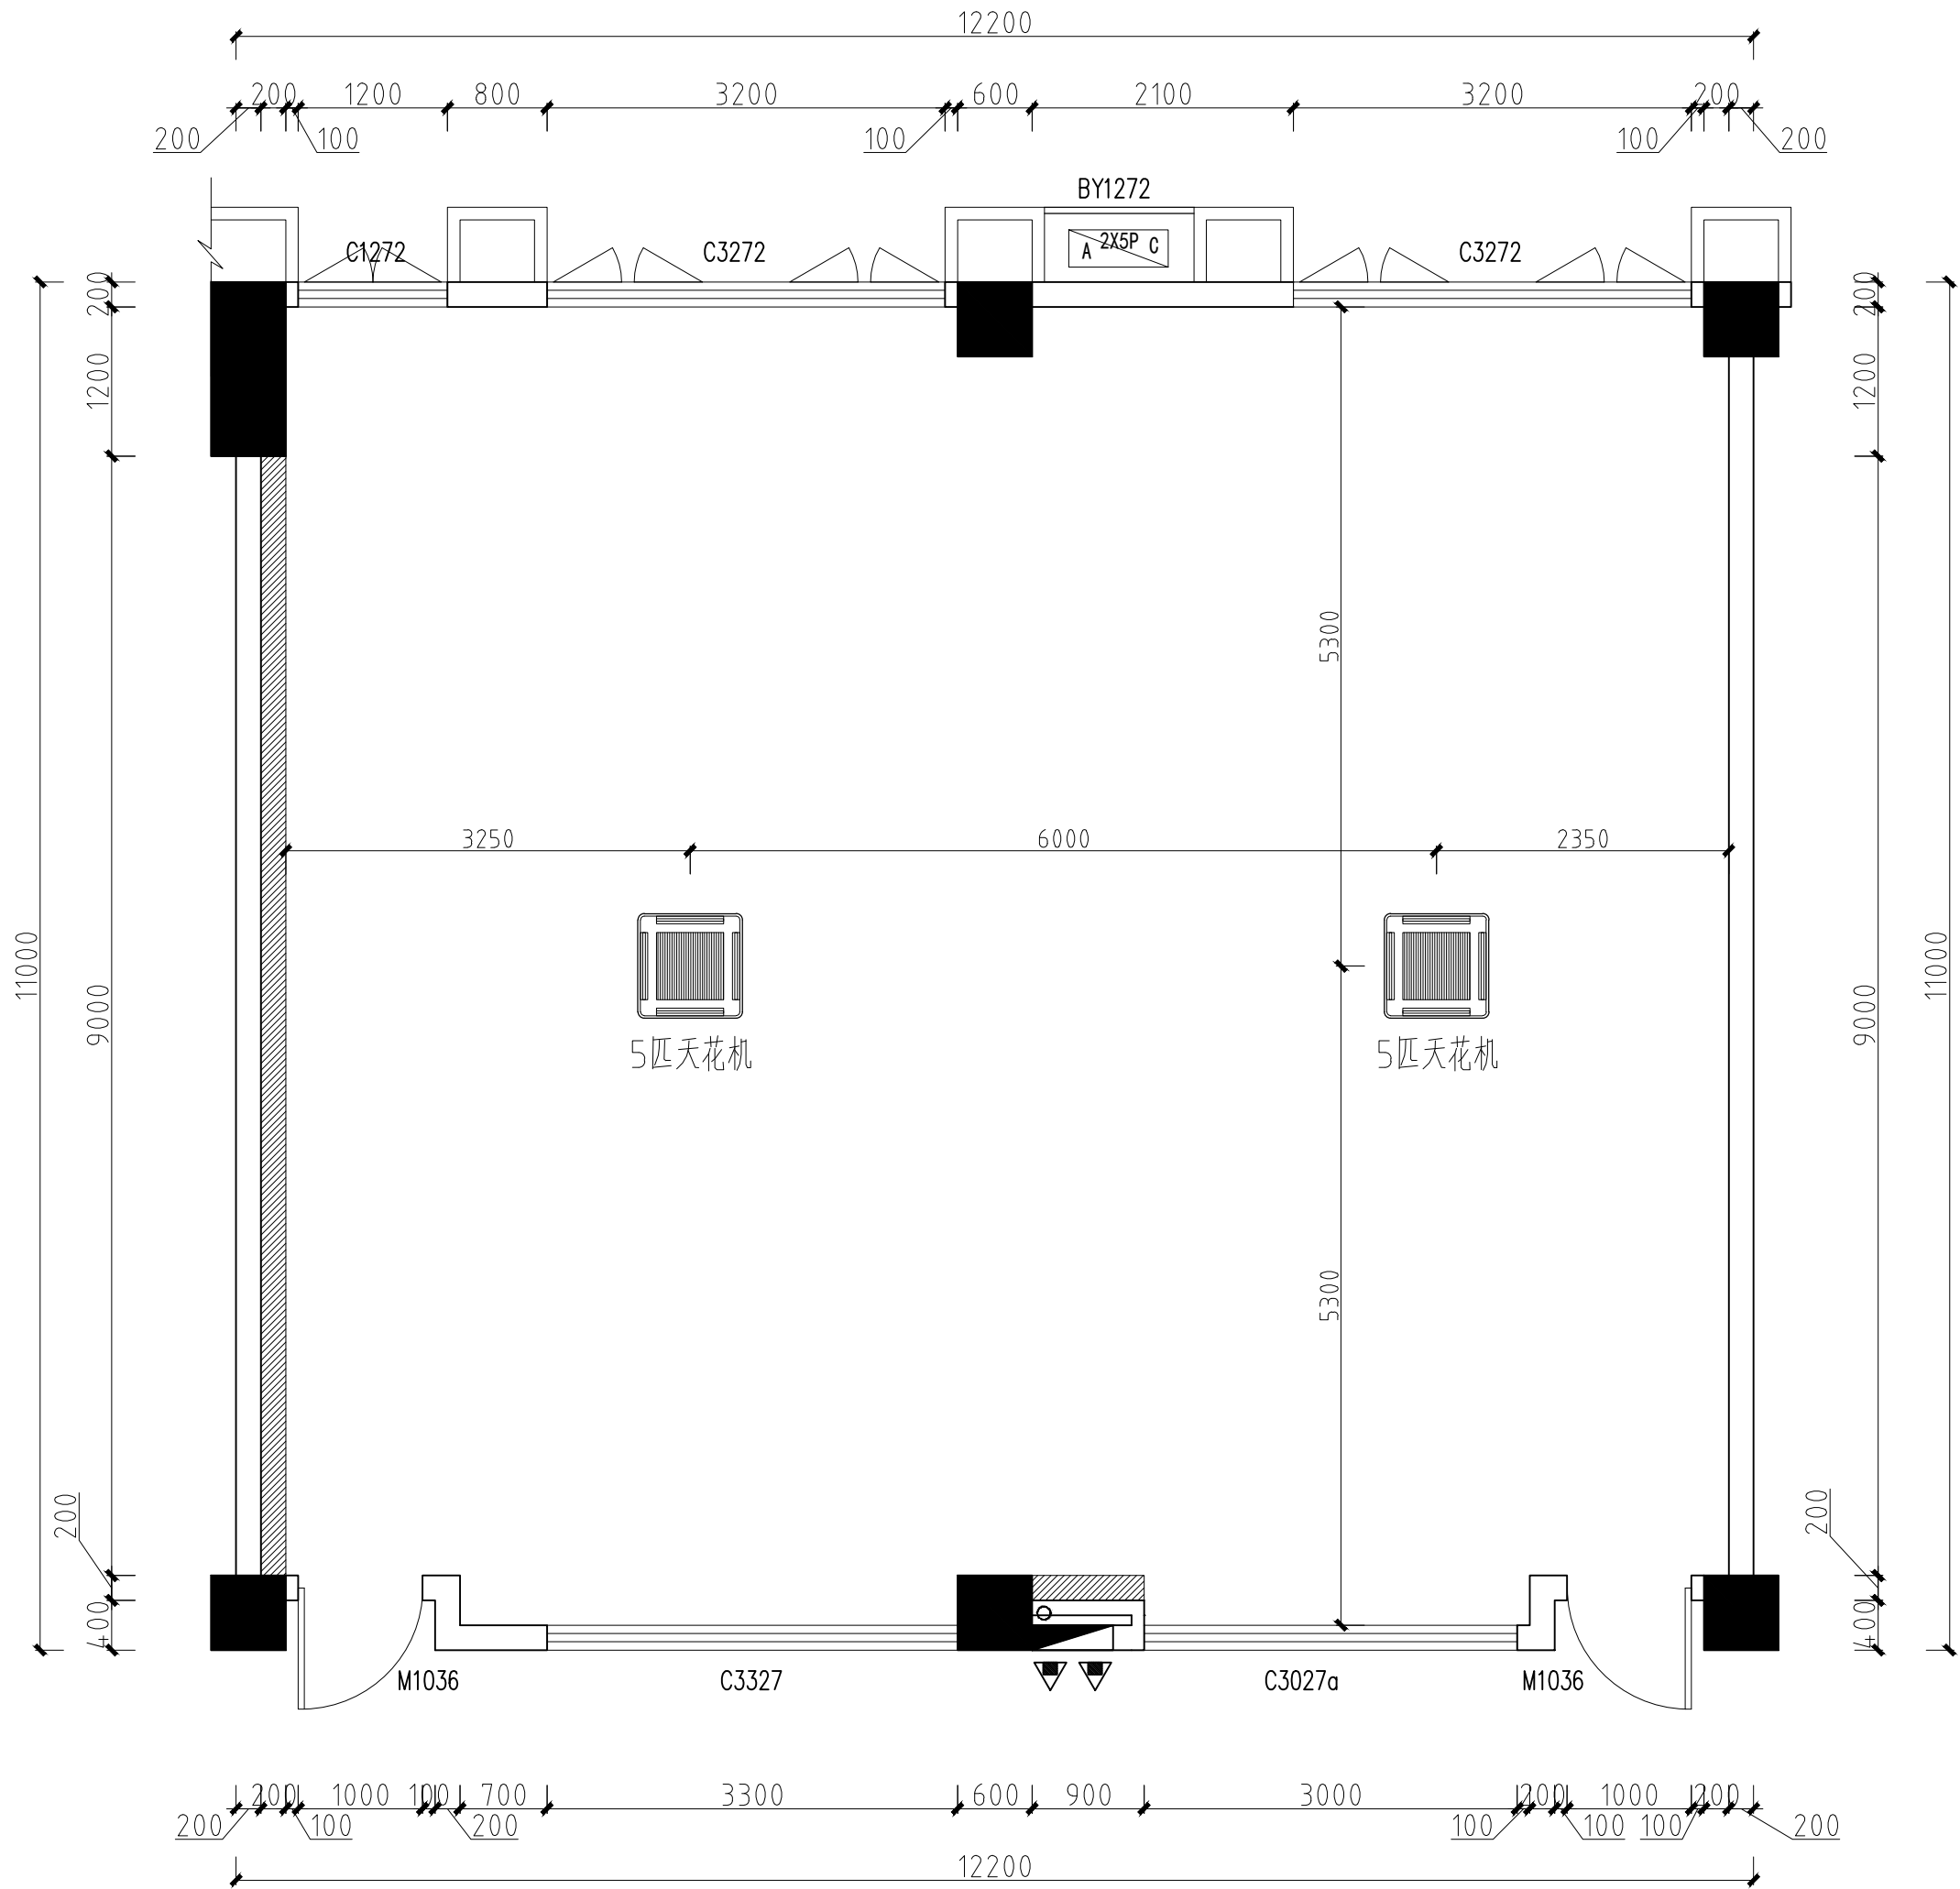

第二实训楼313(非遗创新与手工制作室) 空调图 1:75

注：±0.00mm为地面装饰完成面标高

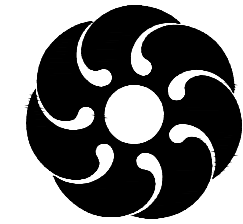

Original Legend
原典设计

地址：广州市海珠区新港路68号03楼
电话：020-89303077

工程设计证书号
CERTIFICATE NUMBER
建筑装饰工程乙级：A244065756

备注：
1、本工程开工前，应经本城市建设工程质量监督站审批。
2、图中所有尺寸均以标注为准，单位：毫米（mm）。3、图中所有尺寸均以标注为准，单位：毫米（mm）。4、施工过程中不得擅自更改设计，如有变更，须经设计单位同意。5、施工过程中不得擅自更改设计，如有变更，须经设计单位同意。6、此图仅作为施工参考，不作为法律依据。

建设单位 CONSTRUCTION UNIT
广东南华工商职业学院

工程名称 PROJ.NAME
广东南华工商职业学院数字创意设计学院
2025实训室装修工程设计

图名 DWG.NAME
313
(空调图)

审 定 梁峰
APPROVE 单峰

审 核 吴鹏
CHECKED BY 吴鹏

项目负责人 时义奎
PROJ.MANAGER 时义奎

专业负责人 戴光霞
ARCH.CHIEF 戴光霞

校 对 吴飞
PROOF 吴飞

设 计 苏安迪
DESIGN 苏安迪

工 程 号
PROJ.NO.

设计阶段
PHASE 施工图


日 期 2025.07
DATE

图 号 7P-06
DWG.NO.

比 例 1:100
PROPORTION.

版 别 A 版
Version

说明	图例/代码
150×1200MM平板灯	
装饰吊灯1	
装饰吊灯2	
磁吸平板灯	GL01 
磁吸格栅灯	GL02 
磁吸射灯	GL03 
LED灯带	
中央空调	

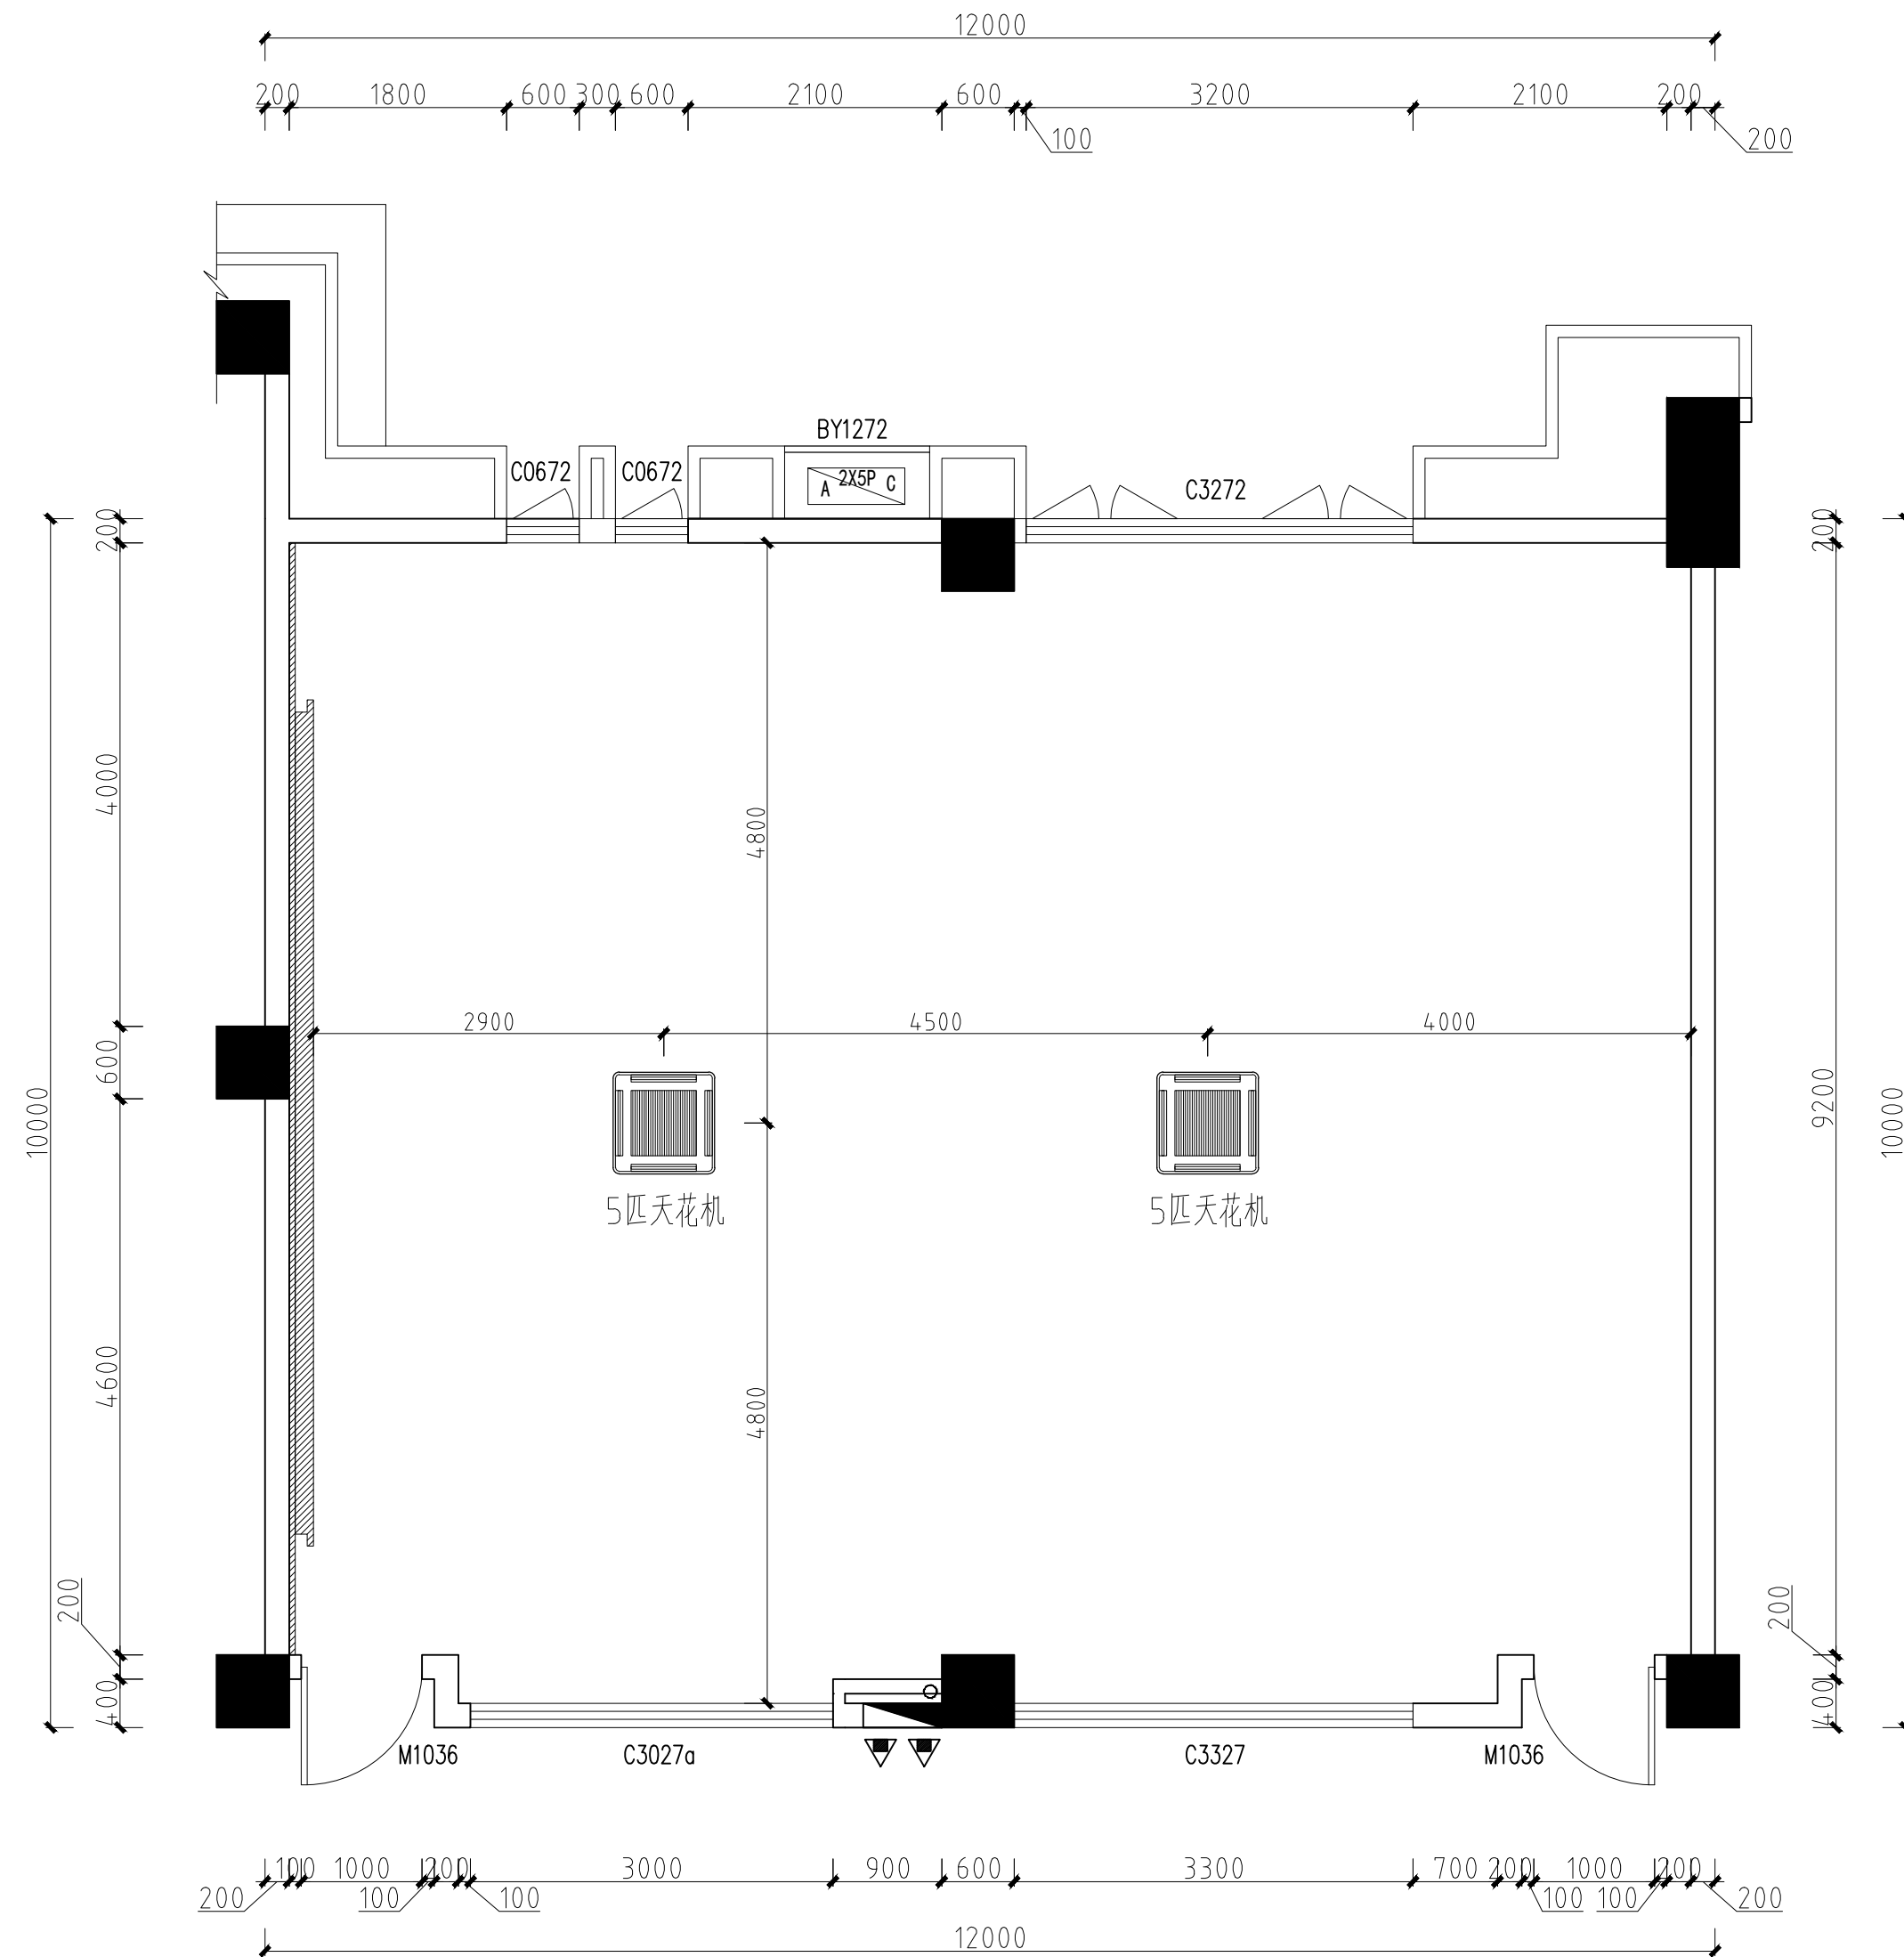

第二实训楼314(音视频数字采编实训室)空调图 1:75

注: $\pm 0.00\text{mm}$ 为地面装饰完成面标高

Originallegend
原典設計

地址: 广州市海珠区燕子岗68号路新华楼103室
电话: 020-89303077

工程设计证书号
CERTIFICATE NUMBER

建筑装饰工程乙级: A244065756

备注:

1、本工程开工前，应按本地办流程
送相关规划，消防，施工图审查机构等相关
部门审批。

2、图中所有尺寸均以标注为准,除注
明外,标高以米(m)为单位,其余均以毫
米(mm)为单位。

3、使用本图时,请同时参照各专业
图纸,如有疑问,请及时与设计方联系。

4、施工单位不得随意变更图纸,所有变更须经设计方同意。

5、请勿以比例尺度量此图，一切尺寸
按图内数字所示为准。

6、此图纸版本归本设计单位所有。

建设单位 CONSTRUCTION UNIT

广东南华工商职业学院

工程名称 PROJ.NAME

广东华南工商职业学院数字创意设计学院
2025实训室装修工程设计

图名 DWG.NAME


314

(空调图)

审	定	梁峰
APPROVE		梁峰
审	核	吴鹏
CHECKED BY		吴鹏
项目负责人		时义奎
PROJ.MANAGER		时义奎
专业负责人		戴光霞
ARCH.CHIEF		戴光霞
校	对	吴飞
PROOF		吴飞
设	计	苏安迪
DESIGN		苏安迪
工 程 号		
PROJ.NO.		
设计阶段		施工图
PHASE		
日 期		2025. 07
DATE		
图 号		8P-06
DWG.NO.		
比 例		1:100
PROPORTION		
版 别		A 版
Version		

暖通	电				
HVAC	强电				
Electricity	弱电				
	ELV				
建筑	结构				
Architecture	给排水				
Structure	Plumbing				
会签	Confirmed by				

图例	名称
	暗装筒灯
	定制LED条形灯
	空调风口
	监控
	音响

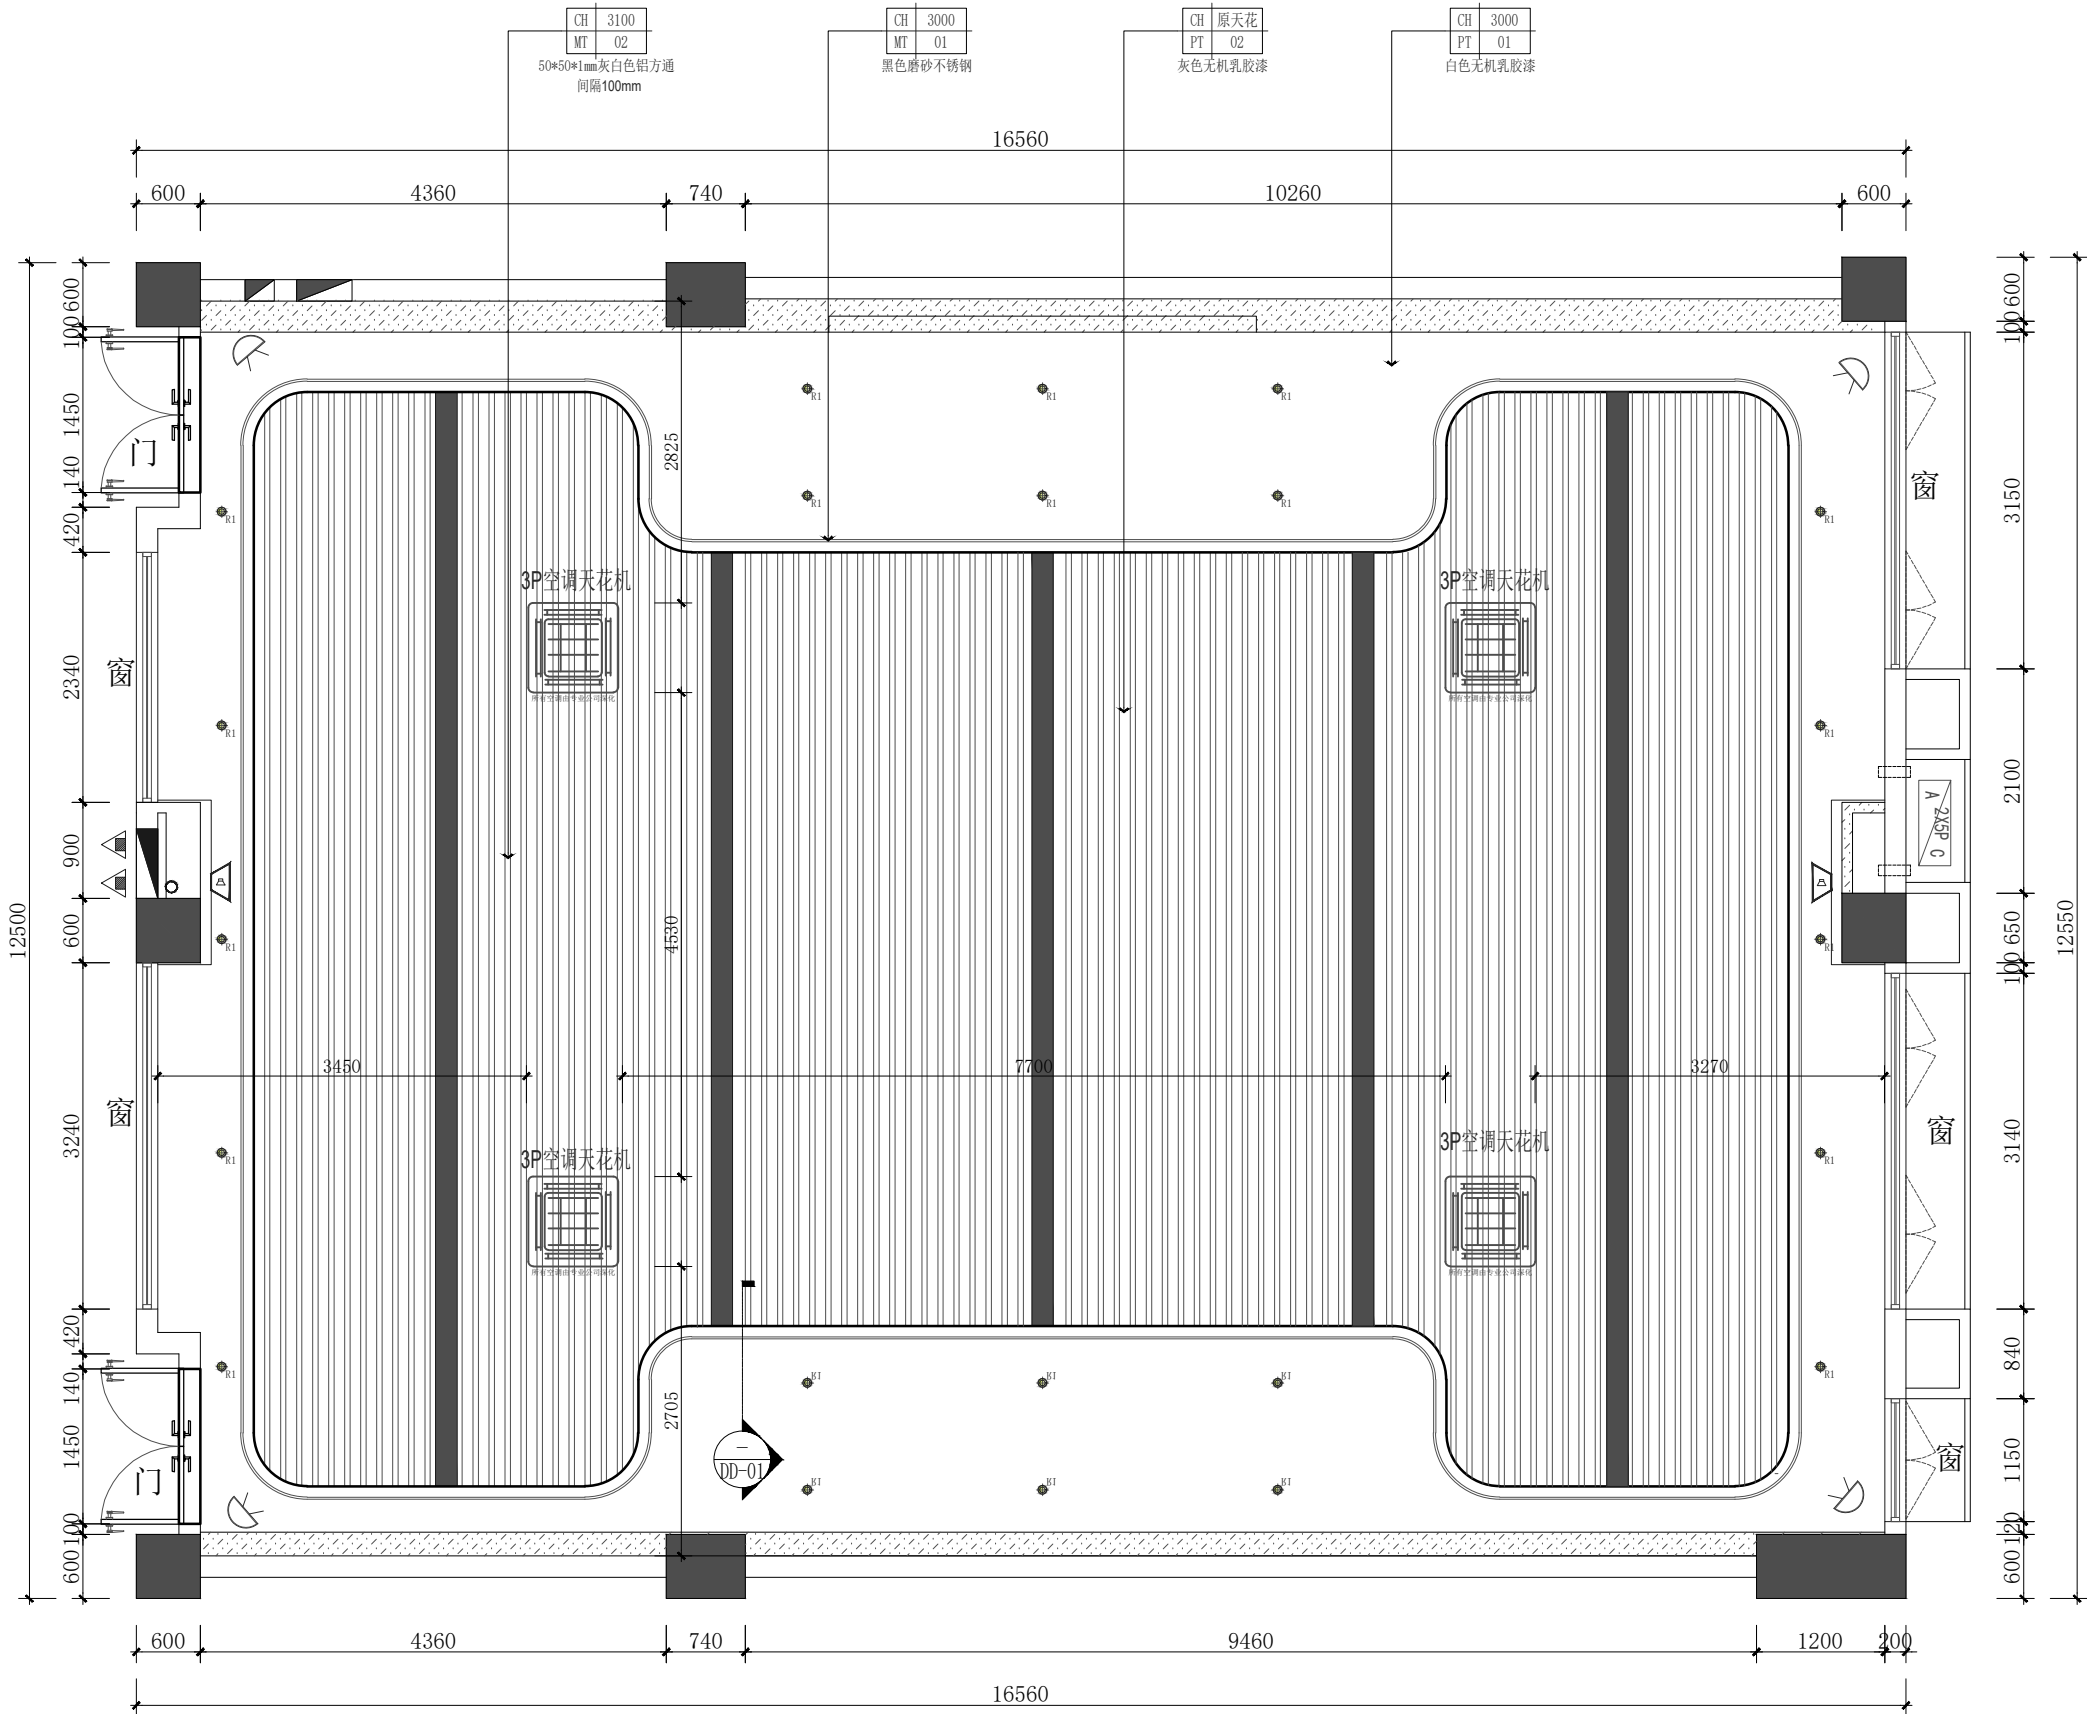

第二实训楼403天花综合图

SCALE 1:50 403

设计单位
DESIGN
INSTITUTE



广州博厦建筑设计研究院有限公司
GUANGZHOU BOSHA ARCHITECTURAL DESIGN
INSTITUTE CO., LTD.

证书
CERTIFICATE
建筑工程设计甲级；
给水、桥梁、道路、园林、人防工程设计乙级
证书编号：A244007828
城乡规划编制甲级资质证书编号：
自资规甲字21440265


建设单位 Client	广东南华工商职业学院		
工程名称 Project Name	广东南华工商职业学院信商学院五间实训室		
子项名称 Sub-Project	403人工智能实训室		
工程编号 Project No.		子项编号 Sub-Project No.	
审定 Approved by			
审核 Verified by			
项目负责人 Project manager			
专业负责人 Profession manager			
校对 Checked by			
设计 Designer			
图纸名称 Drawing Title	天花综合图		
专业 Discipline	室内设计	阶段 Stage	施工图
版次 Version No.	1	图号 Drawing No.	FF-05
比例 Scale	见图	日期 Date	2025/08/19

注册执业专用章 | Stamp of Registration

单位出图专用章 | Stamp of design unit

此图纸必须本项目取得所在地建设管理部门
审批许可方可施工

暖通	HVAC	强电	Electricity	弱电	ELV
建筑	Architecture	结构	Structure	给排水	Plumbing
会签	Confirmed by				

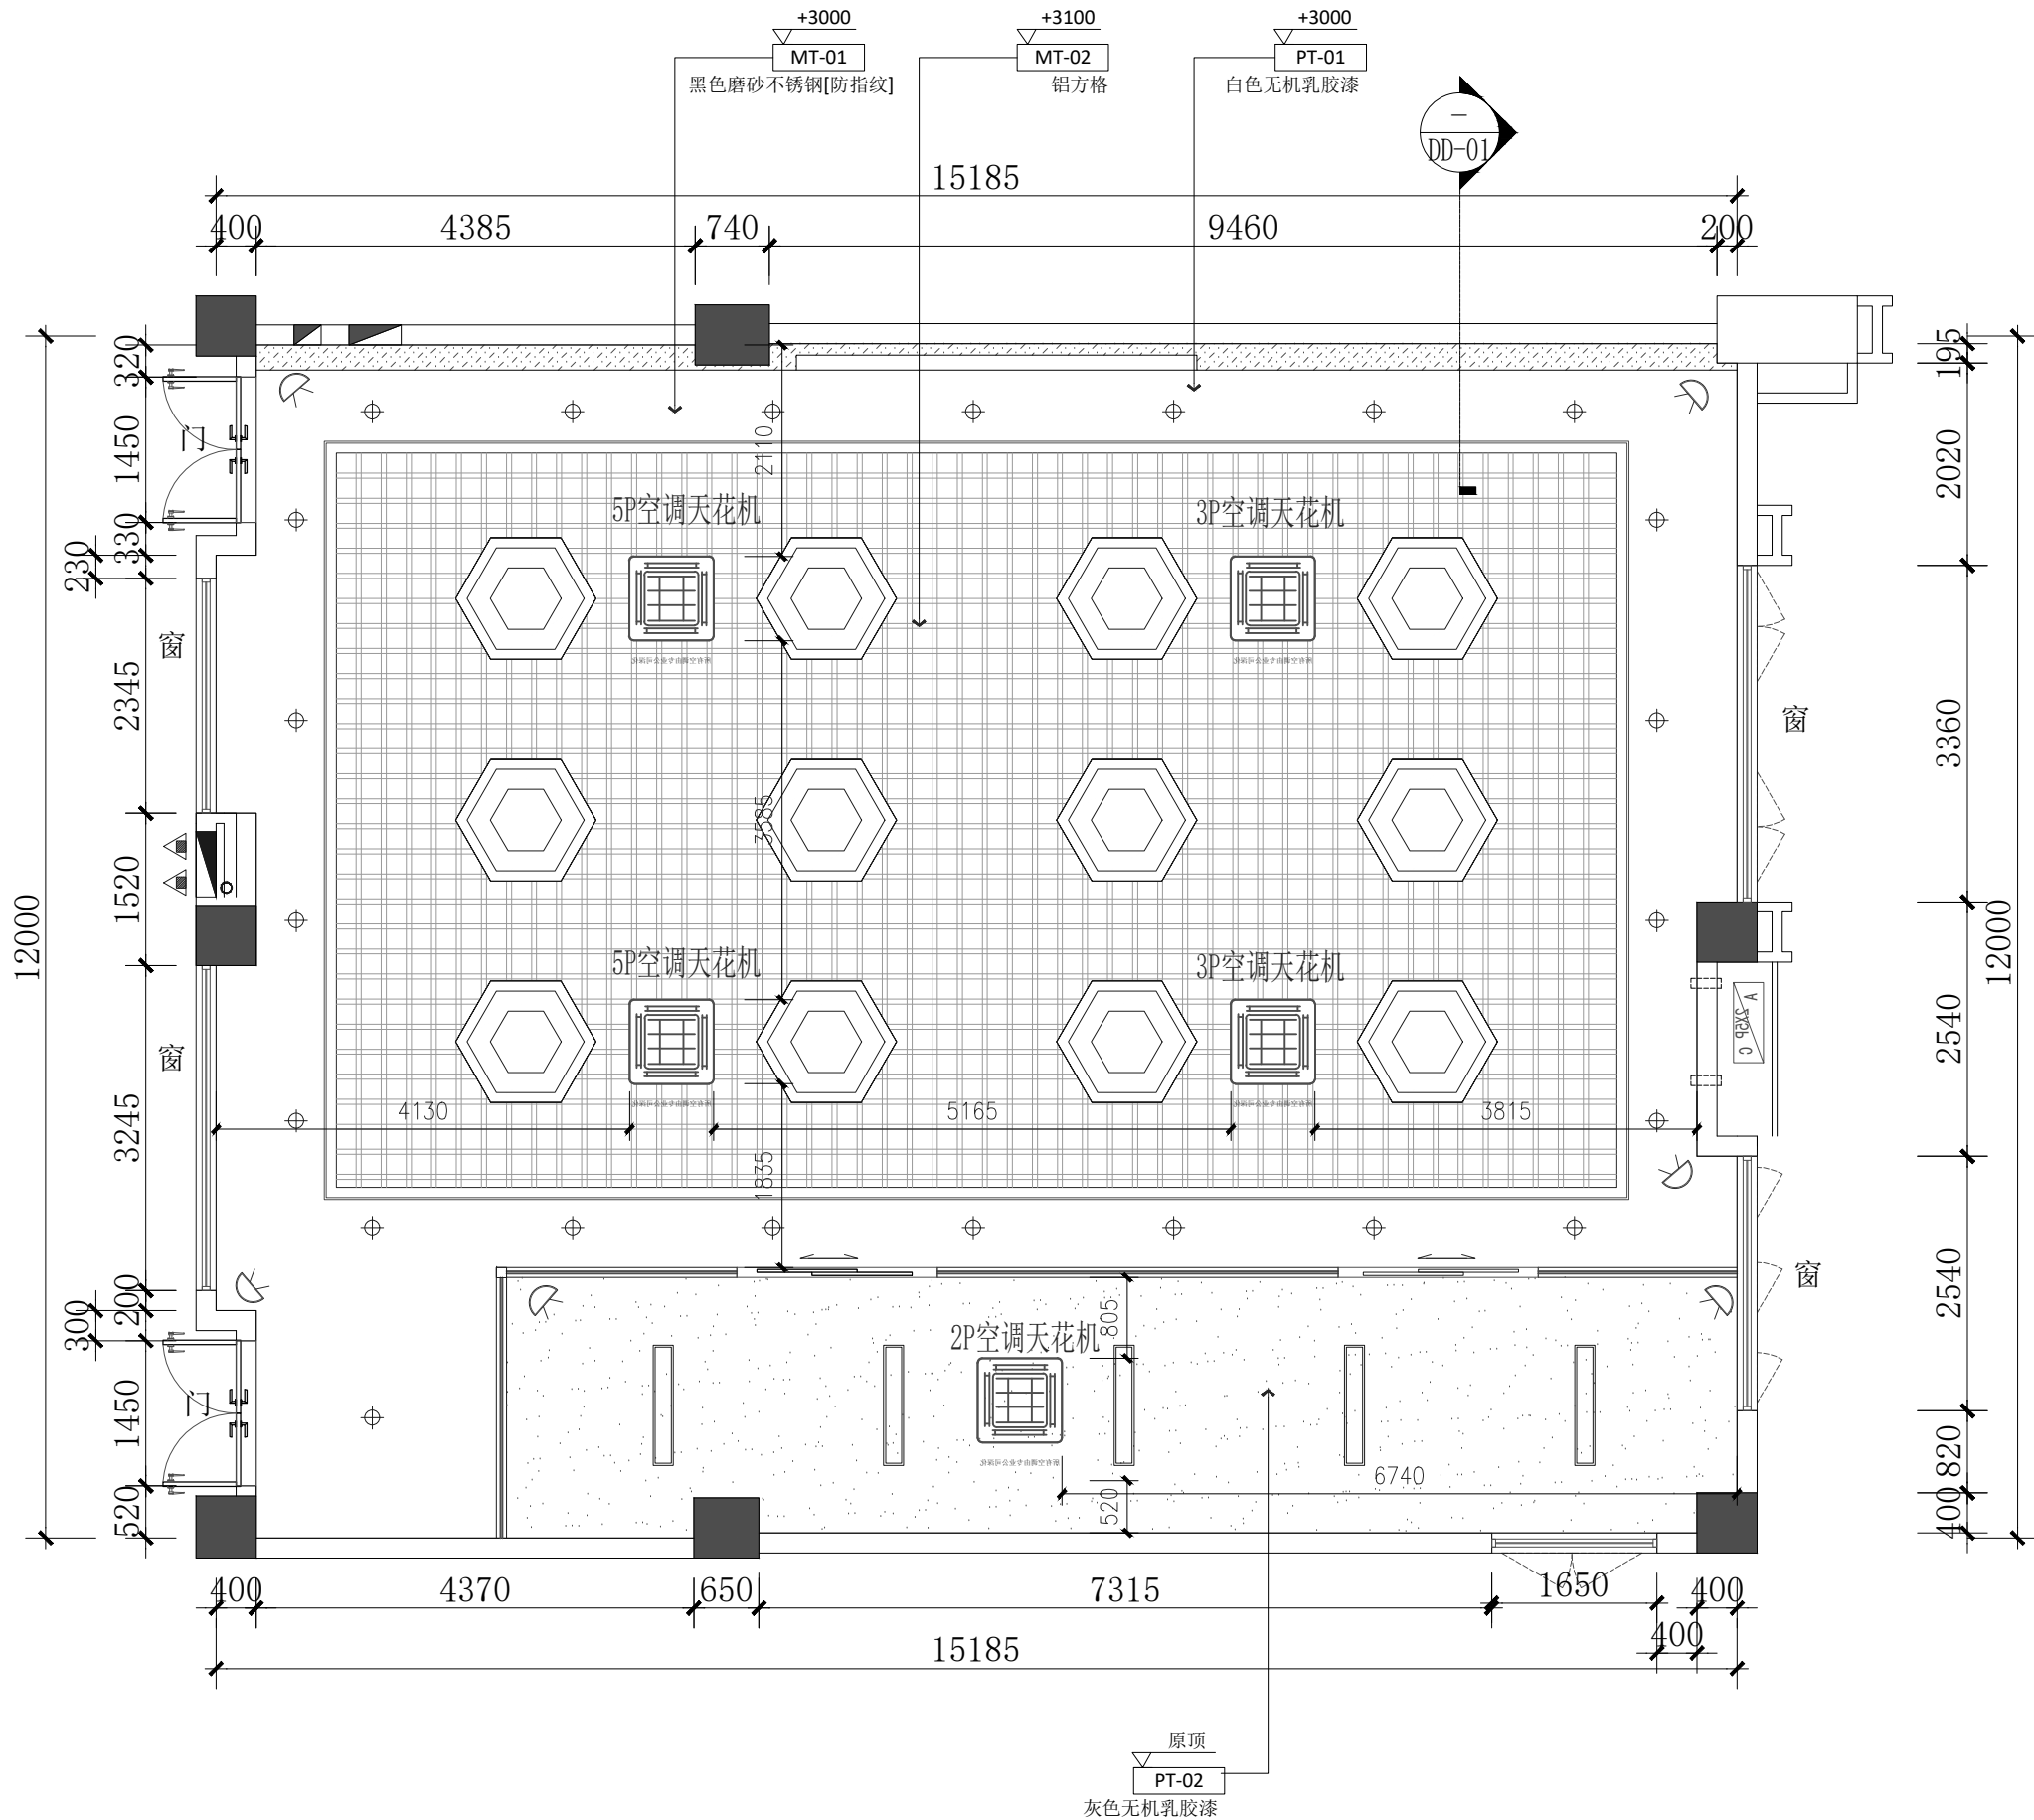

第二实训楼504天花综合图

SCALE 1:75 504实训室

设计单位
DESIGN
INSTITUTE



广州博厦建筑设计研究院有限公司
GUANGZHOU BOSHA ARCHITECTURAL DESIGN
INSTITUTE CO., LTD.

证书
CERTIFICATE
建筑工程设计甲级;
给水、桥梁、道路、园林、人防工程设计乙级
证书编号: A244007828
城乡规划编制甲级资质证书编号:
自资规甲字21440265

建设单位 Client	广东南华工商职业学院		
工程名称 Project Name	广东南华工商职业学院信商学院五间实训室		
子项名称 Sub-Project	504数字网络技术实训室		
工程编号 Project No.		子项编号 Sub-Project No.	
审定 Approved by			
审核 Verified by			
项目负责人 Project manager			
专业负责人 Profession manager			
校对 Checked by			
设计 Designer			
图纸名称 Drawing Title	天花综合图		
专业 Discipline	室内设计	阶段 Stage	施工图
版次 Version No.	1	图号 Drawing No.	FF-05
比例 Scale	见图	日期 Date	2025/07/19


注册执业专用章 | Stamp of Registration

单位出图专用章 | Stamp of design unit

此图纸必须本项目取得所在地建设管理部门
审批许可方可施工

暖通	强电	弱电			
HVAC	Electricity	ELV			
建筑	结构	给排水			
Architecture	Structure	Plumbing			
会签					
Confirmed by					

符号	图号	项目
■	PT-01	无机灰色乳胶漆
■	MT-01	黄色金属网

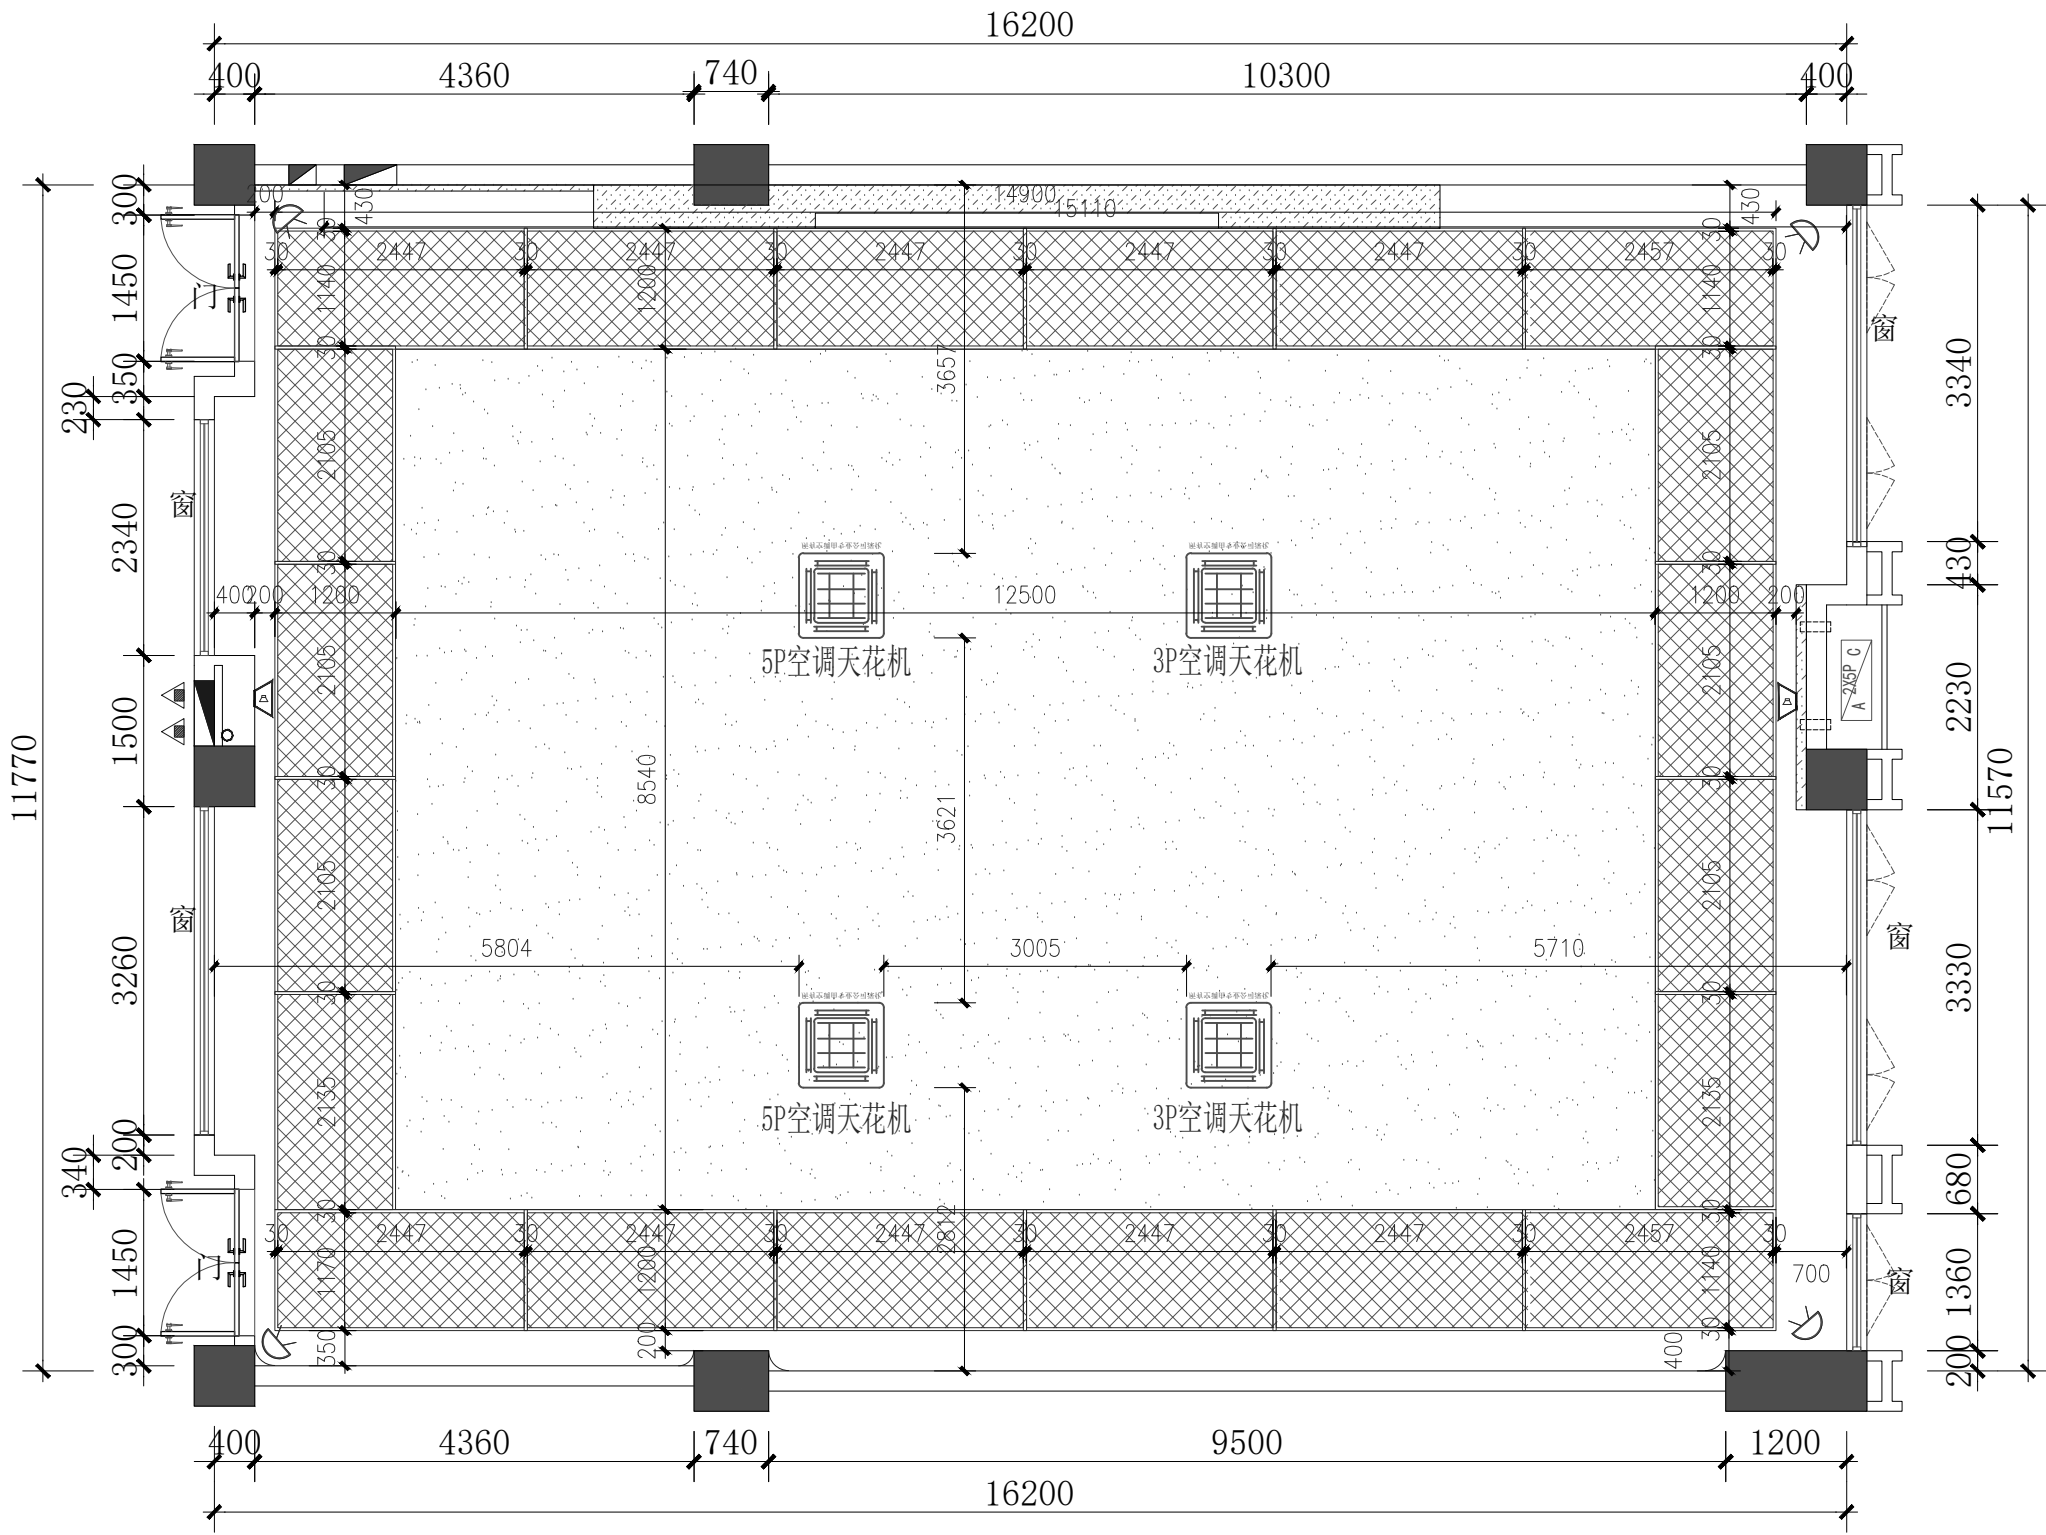

第二实训楼503天花尺寸图

SCALE 1:75 503实训室

设计单位
DESIGN
INSTITUTE



广州博厦建筑设计研究院有限公司
GUANGZHOU BOSHA ARCHITECTURAL DESIGN
INSTITUTE CO., LTD.

证书
CERTIFICATE
建筑工程设计甲级；
给水、桥梁、道路、园林、人防工程设计乙级
证书编号：A244007828
城乡规划编制甲级资质证书编号：
自资规甲字21440265

建设单位 Client	广东南华工商职业学院		
工程名称 Project Name	广东南华工商职业学院信商学院五间实训室		
子项名称 Sub-Project	503工业数据采集实训室		
工程编号 Project No.		子项编号 Sub-Project No.	
审定 Approved by			
审核 Verified by			
项目负责人 Project manager			
专业负责人 Profession manager			
校对 Checked by			
设计 Designer			
图纸名称 Drawing Title	天花尺寸图		
专业 Discipline	室内设计	阶段 Stage	施工图
版次 Version No.	1	图号 Drawing No.	FF-06
比例 Scale	见图	日期 Date	2025/07/19


注册执业专用章 | Stamp of Registration

单位出图专用章 | Stamp of design unit

此图纸必须本项目取得所在地建设管理部门
审批许可方可施工

暖通	强电	弱电			
HVAC	Electricity	ELV			
建筑	结构	给排水			
Architecture	Structure	Plumbing			
会签	Confirmed by				

图例	名称
	明装筒灯
	明装筒灯
	空调风口
	监控

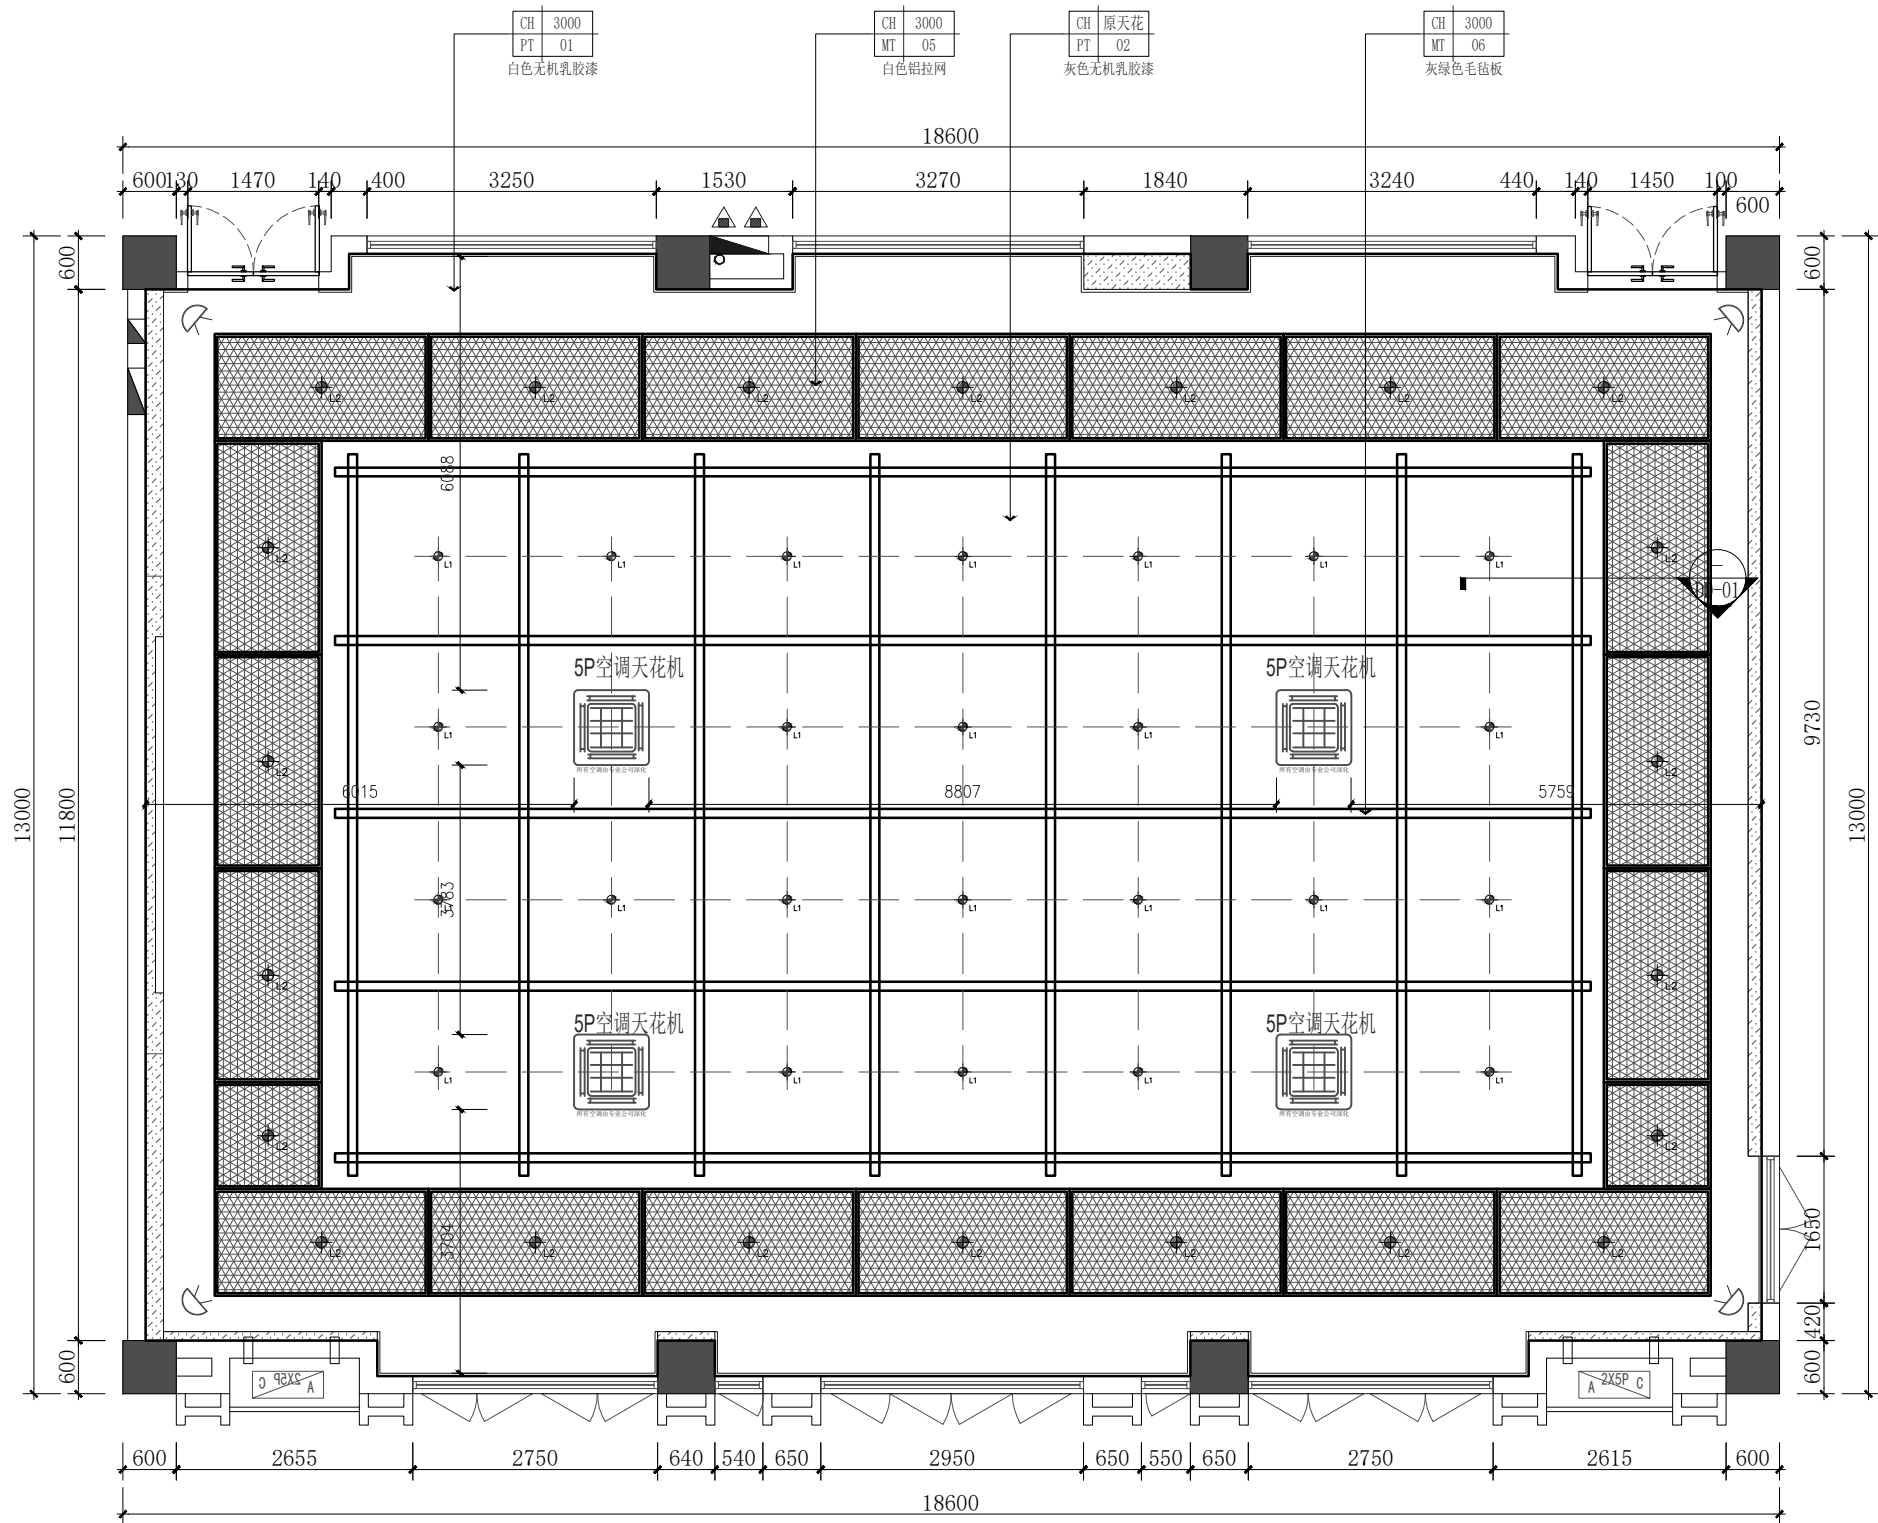

第二实训楼505天花综合图

SCALE 1:60 505

设计单位
DESIGN
INSTITUTE



广州博厦建筑设计研究院有限公司
GUANGZHOU BOSHA ARCHITECTURAL DESIGN
INSTITUTE CO., LTD.

证书
CERTIFICATE
建筑工程设计甲级;
给水、桥梁、道路、园林、人防工程设计乙级
证书编号: A244007828
城乡规划编制甲级资质证书编号:
自资规甲字21440265

建设单位 Client	广东南华工商职业学院		
工程名称 Project Name	广东南华工商职业学院信商学院五间实训室		
子项名称 Sub-Project	505工业控制实训室		
工程编号 Project No.		子项编号 Sub-Project No.	
审定 Approved by			
审核 Verified by			
项目负责人 Project manager			
专业负责人 Profession manager			
校对 Checked by			
设计 Designer			
图纸名称 Drawing Title	天花综合图		
专业 Discipline	室内设计	阶段 Stage	施工图
版次 Version No.	1	图号 Drawing No.	FF-05
比例 Scale	见图	日期 Date	2025/07/19

注册执业专用章 | Stamp of Registration

单位出图专用章 | Stamp of design unit


此图纸必须本项目取得所在地建设管理部门
审批许可方可施工

暖通	强电	弱电	
HVAC	Electricity	ELV	
建筑	结构	给排水	
Architecture	Structure	Plumbing	
会签 Confirmed by			

注：地面材质为原有材质，未作改动

第二实训楼510天花综合图

SCALE 1:75 510实训室

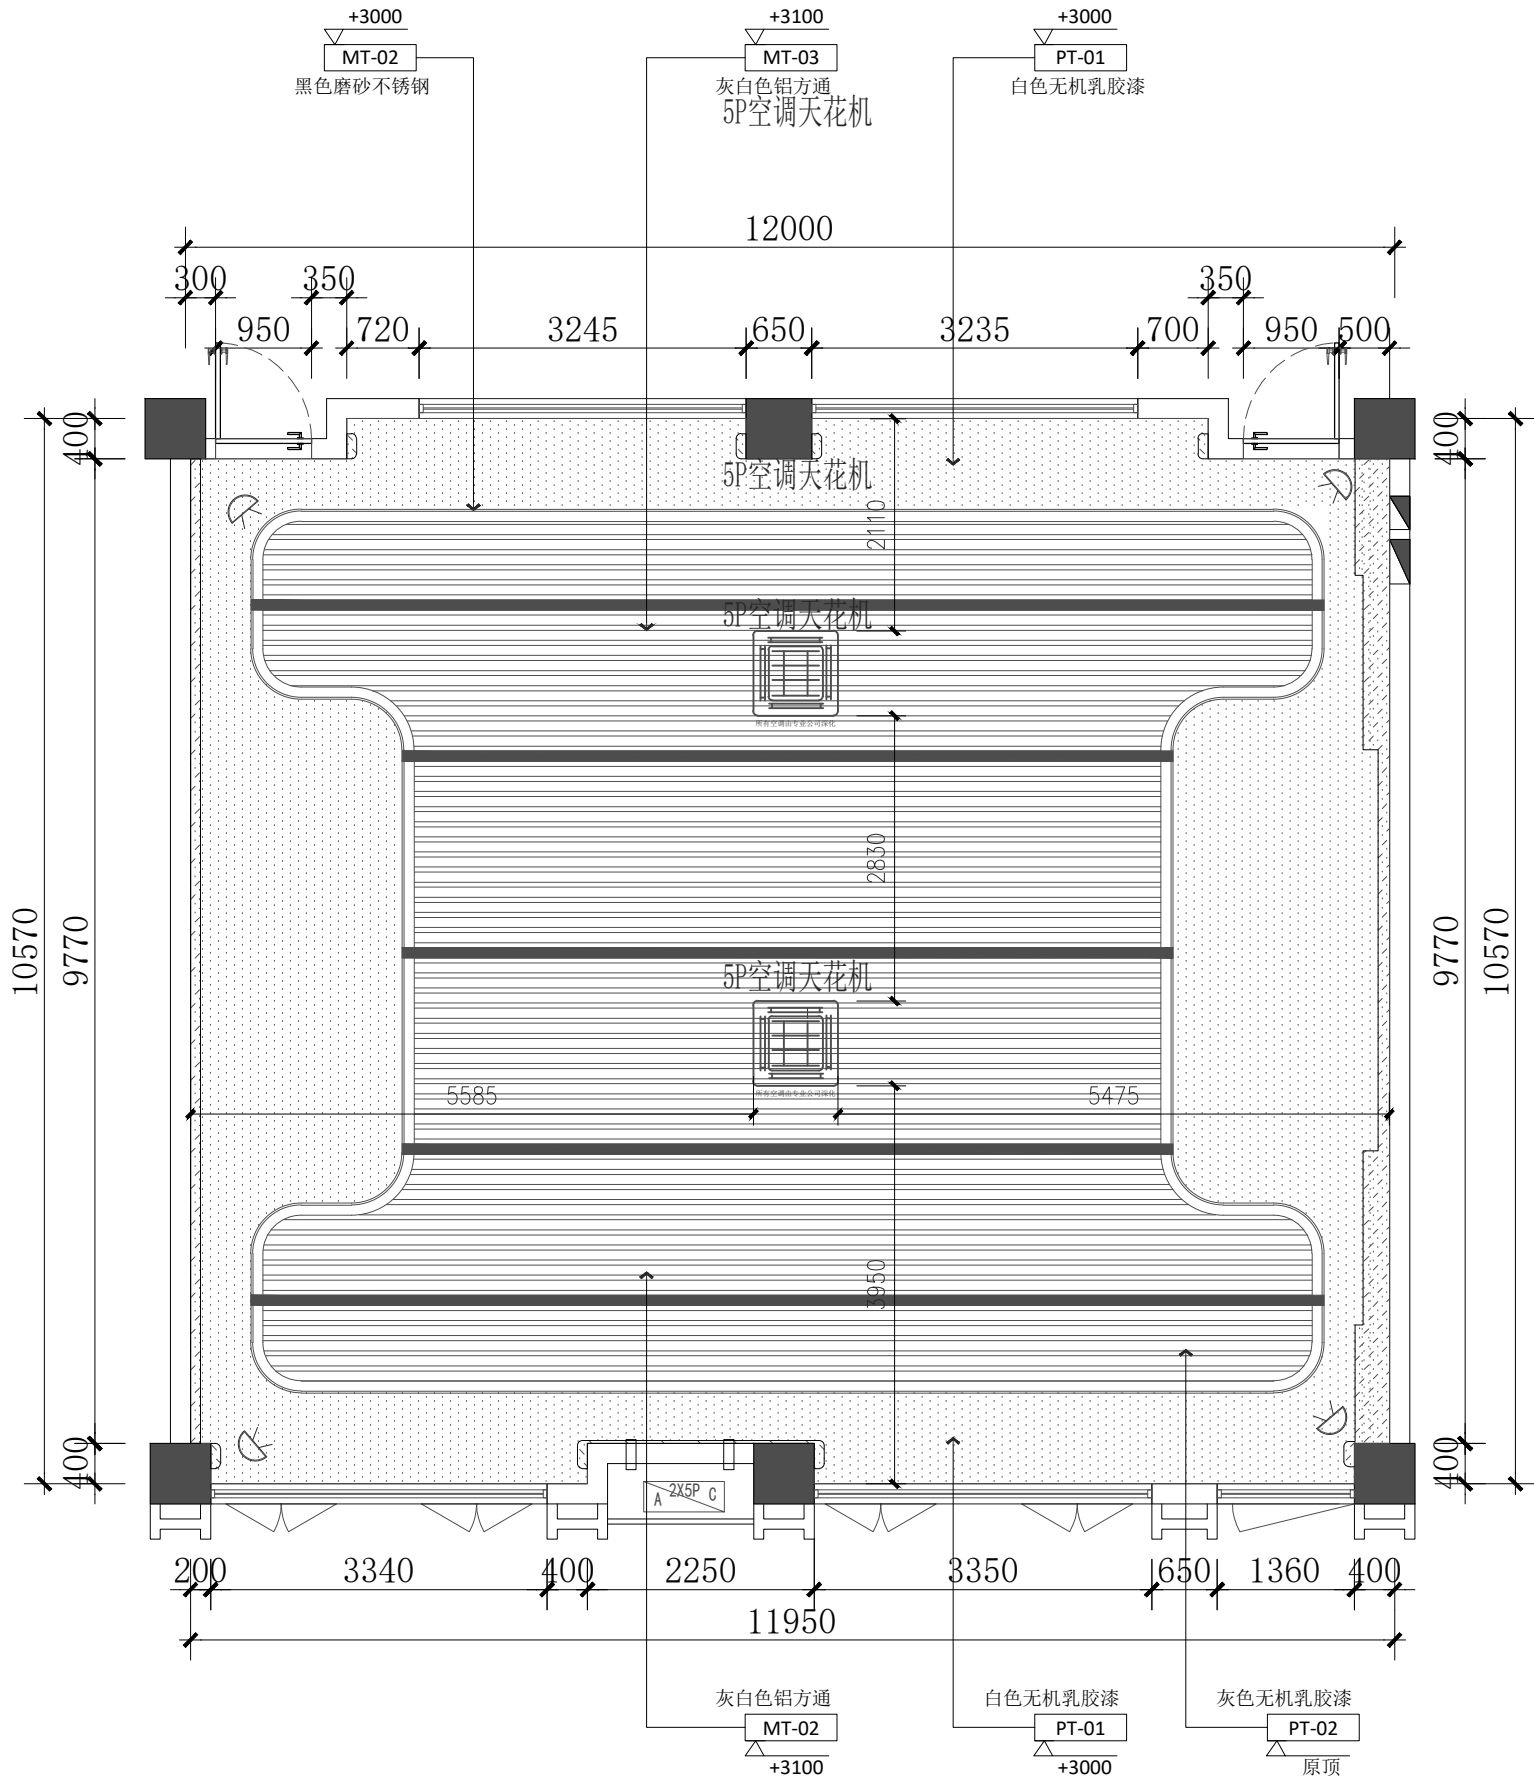

5P空调天花机

5P空调天花机

5P空调天花机

5P空调天花机

设计单位
DESIGN
INSTITUTE



广州博厦建筑设计研究院有限公司
GUANGZHOU BOSHA ARCHITECTURAL DESIGN
INSTITUTE CO., LTD.

证书
CERTIFICATE
建筑工程设计甲级；
给水、桥梁、道路、园林、人防工程设计乙级
证书编号：A244007828
城乡规划编制甲级资质证书编号：
自资规甲字21440265


建设单位 Client	广东南华工商职业学院		
工程名称 Project Name	广东南华工商职业学院信商学院五间实训室		
子项名称 Sub-Project	510软件测试实训室		
工程编号 Project No.		子项编号 Sub-Project No.	
审定 Approved by			
审核 Verified by			
项目负责人 Project manager			
专业负责人 Profession manager			
校对 Checked by			
设计 Designer			

图纸名称 Drawing Title	天花综合图		
专业 Discipline	室内设计	阶段 Stage	施工图
版次 Version No.	1	图号 Drawing No.	FF-05
比例 Scale	见图	日期 Date	2025/07/19

注册执业专用章 | Stamp of Registration

单位出图专用章 | Stamp of design unit

此图纸必须本项目取得所在地建设管理部门
审批许可方可施工

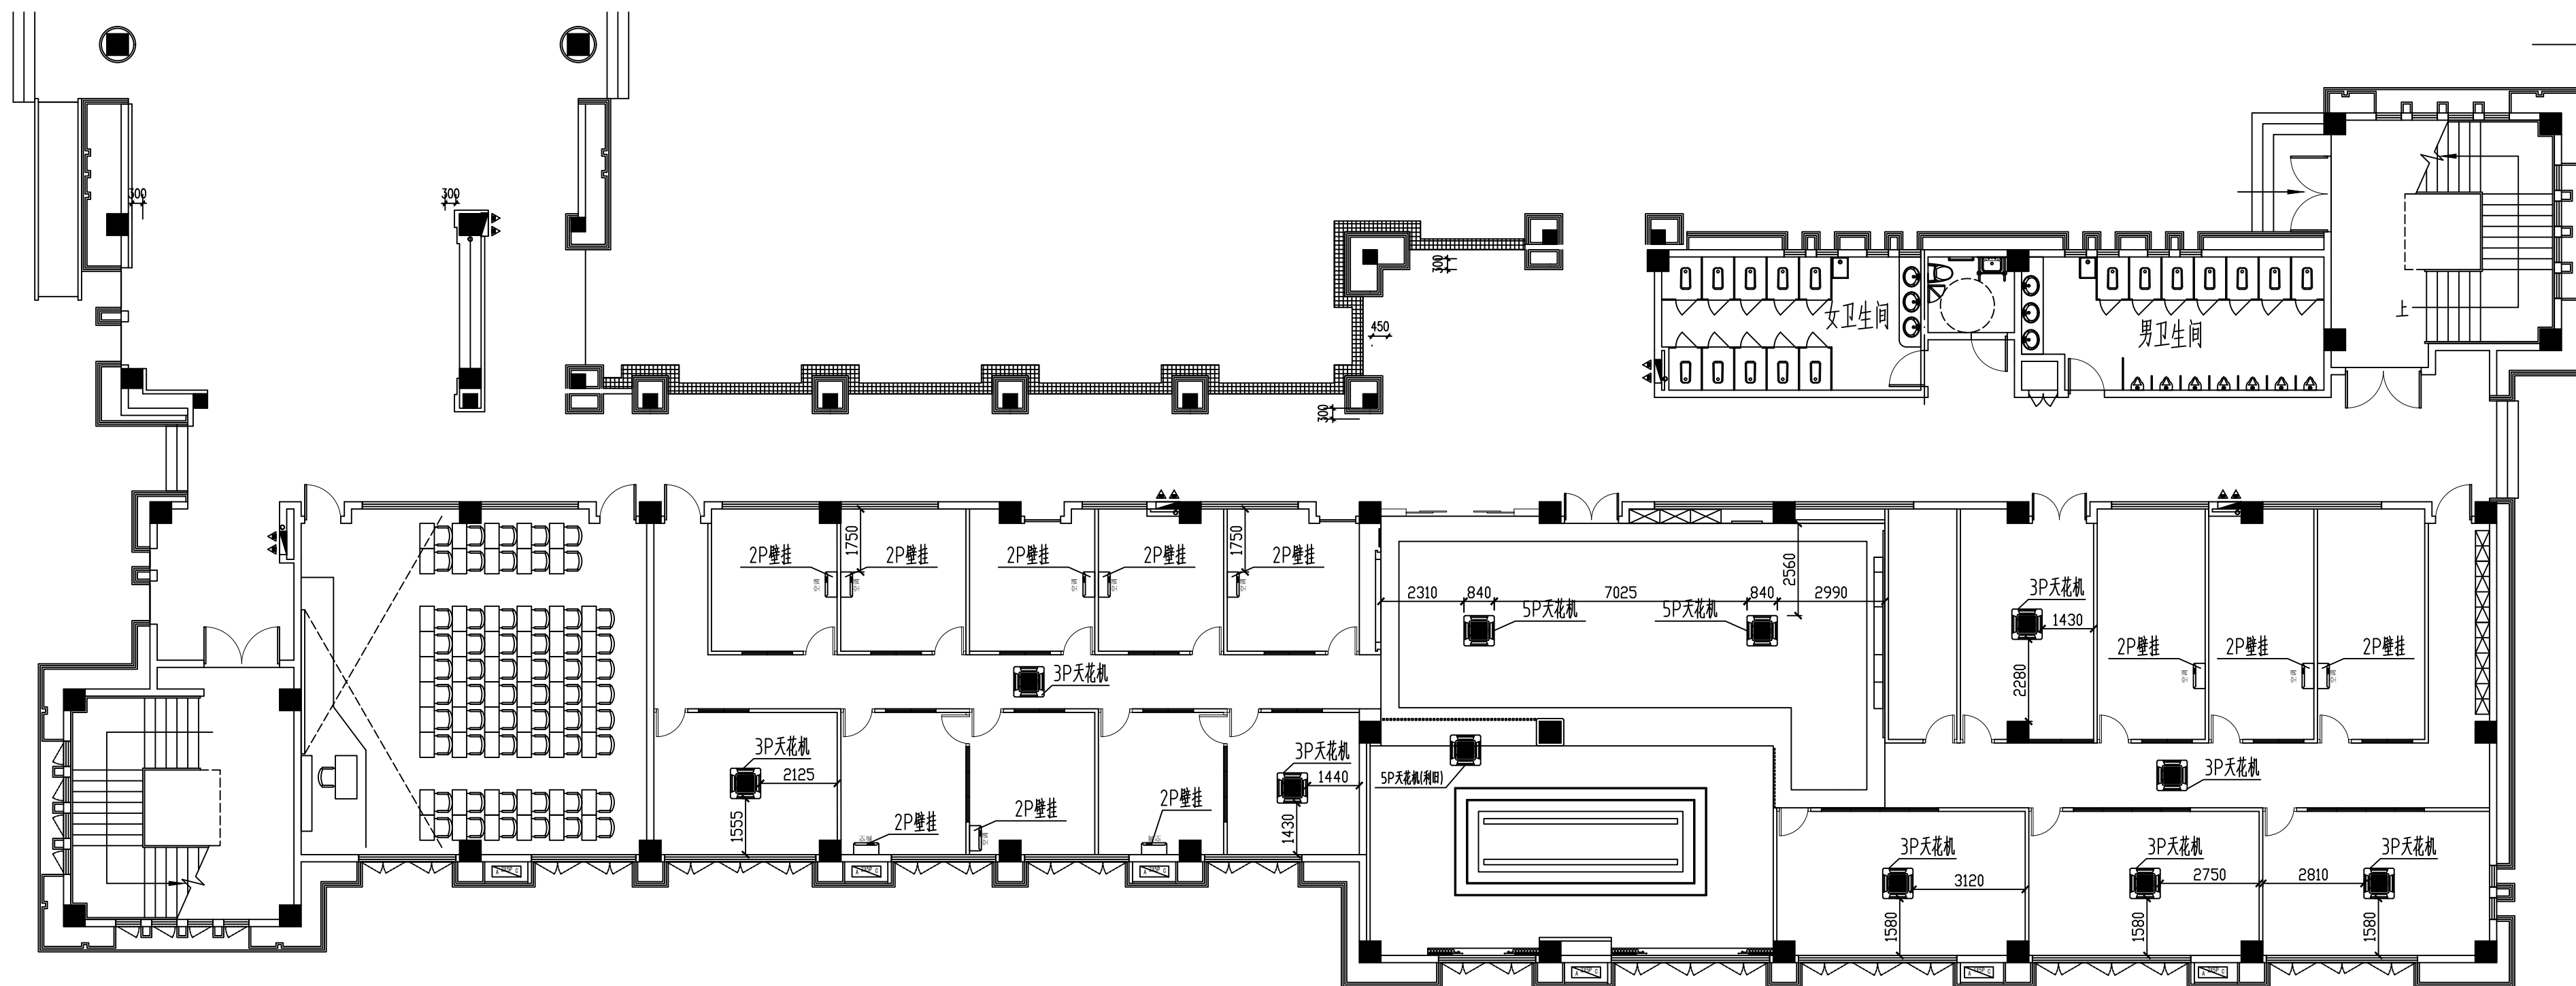

第二教学楼102-106空调点位图